


建 筑 Architecture	日 期 Date	给 排 水 Water Supply & Sewerage	日 期 Date	暖 通 Heating & Ventilation	日 期 Date	会 签 Confirmed by
结 构 Structure	日 期 Date	电 气 Electric	日 期 Date	动 力 Power	日 期 Date	
		Gas				
		Engr.				

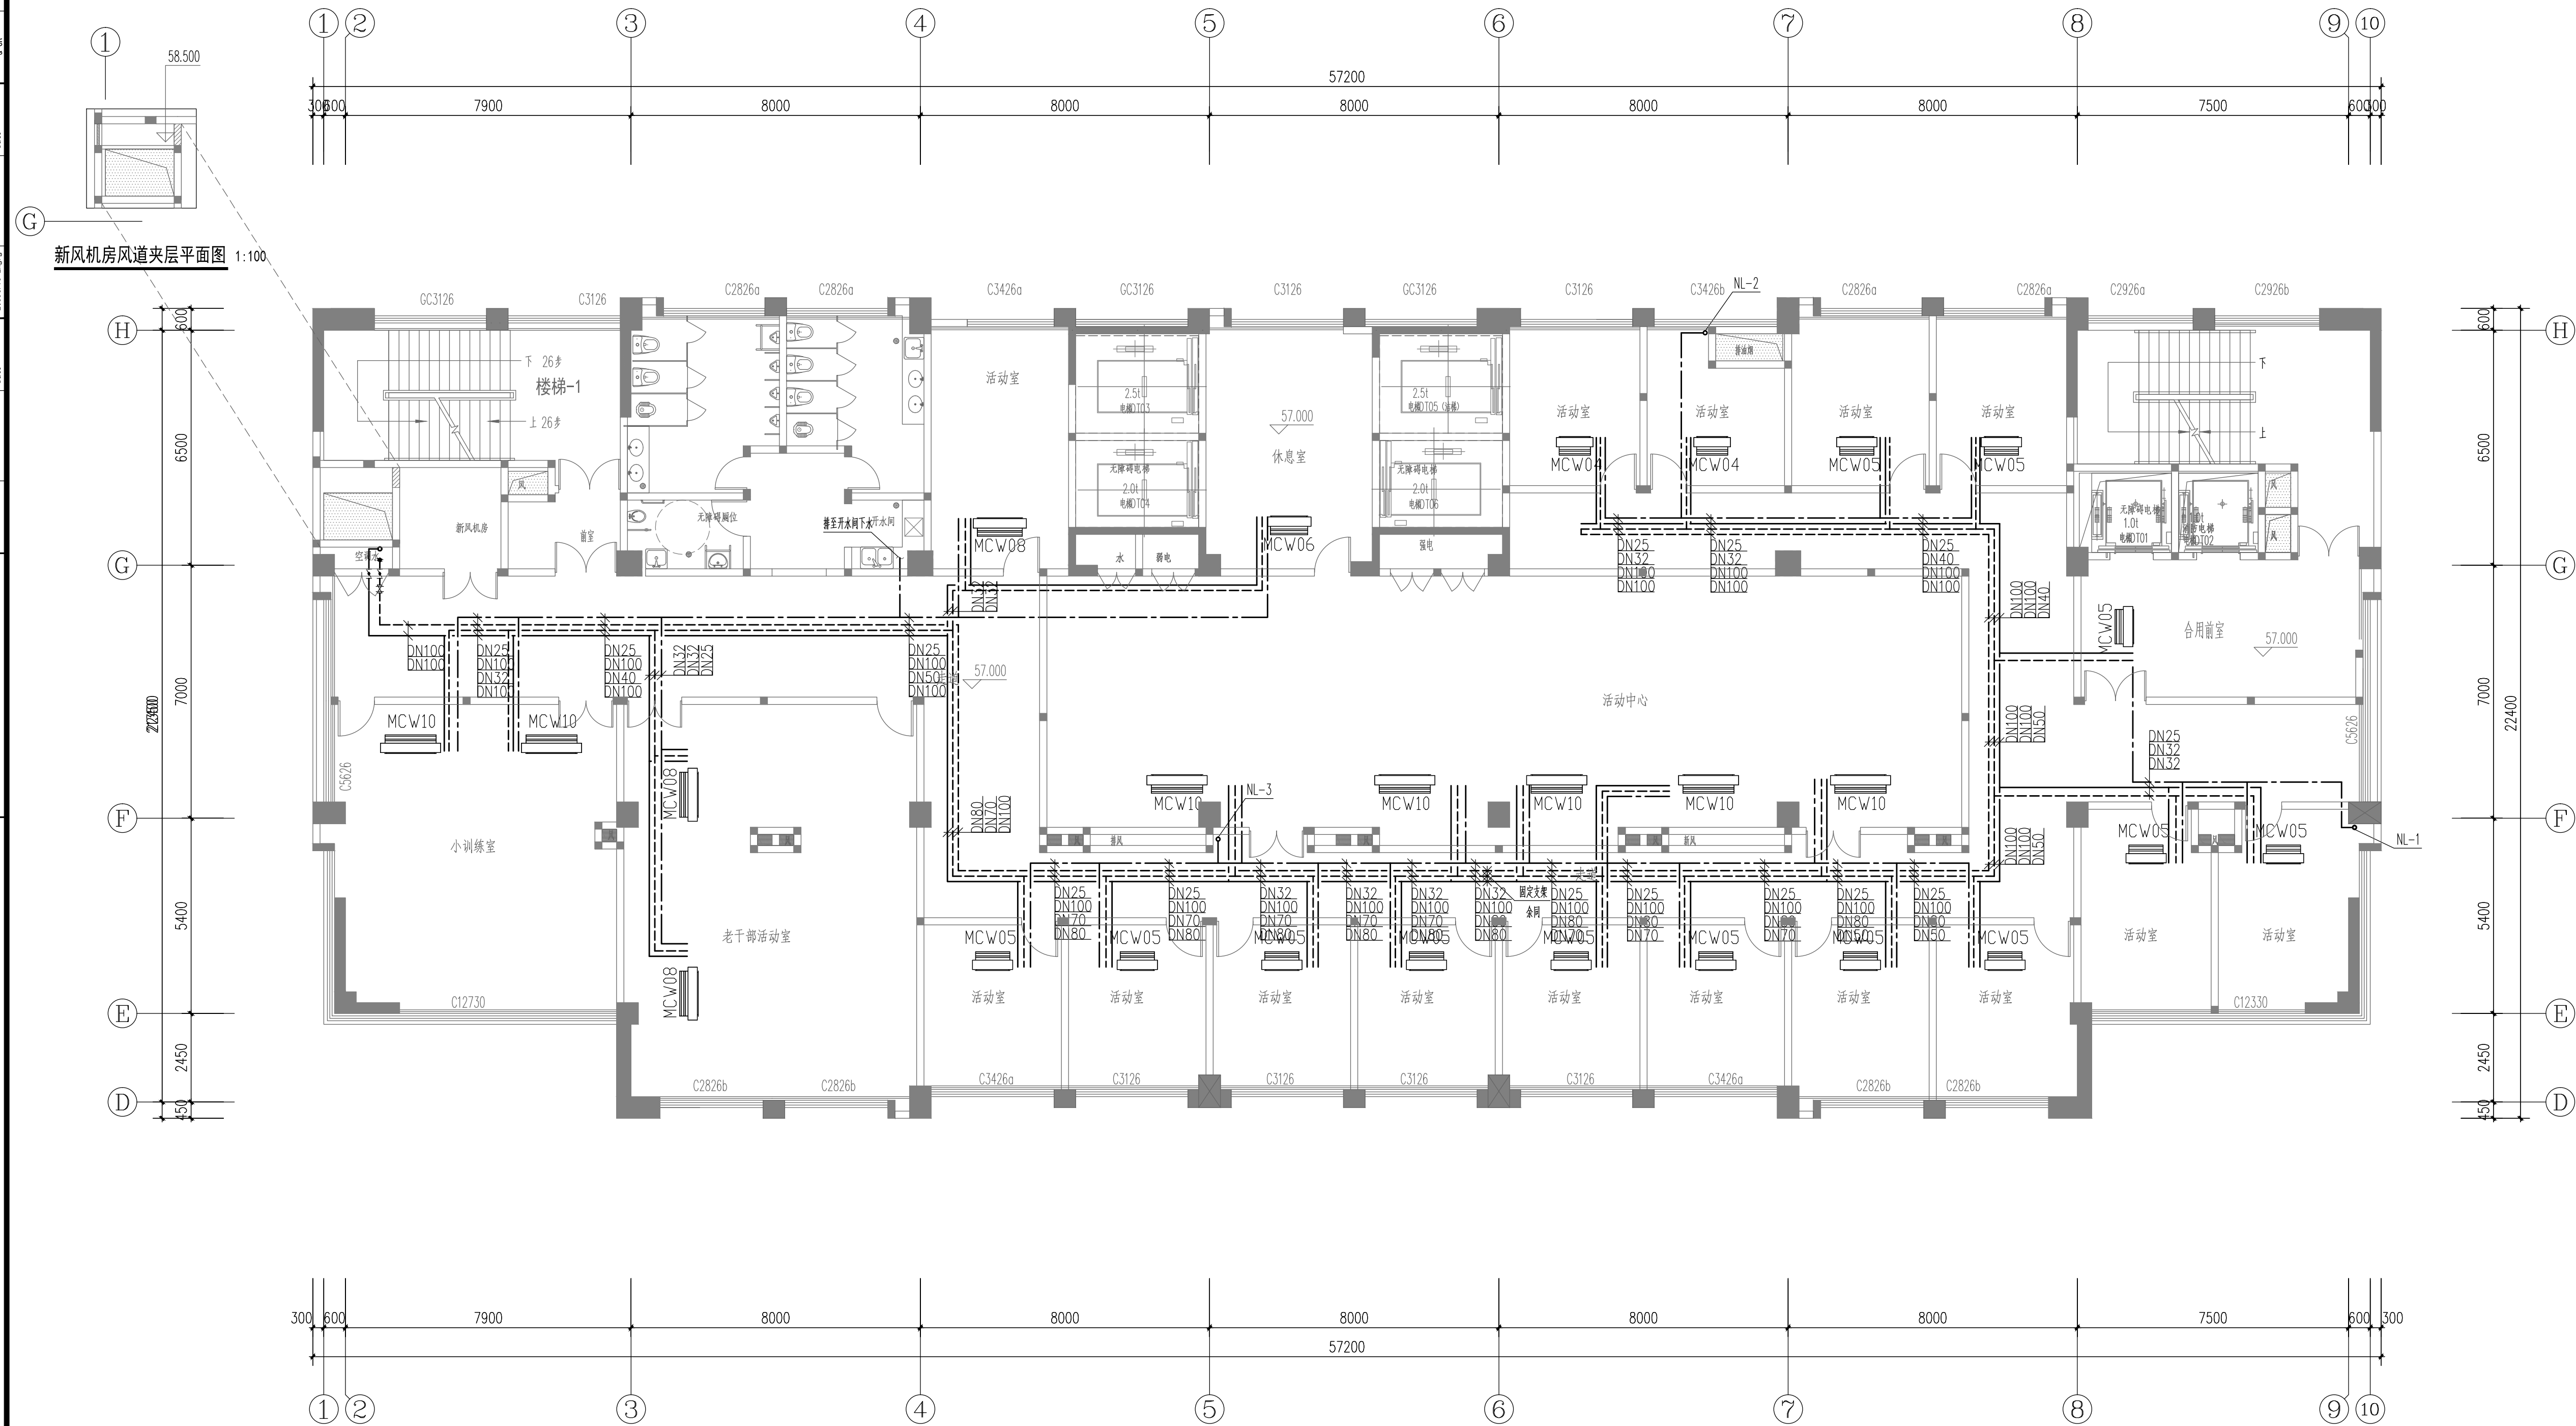

综合楼十五层水管平面图 1:100

说明 Note		
修 订 Revise		
序号 NO.	记 录 Description	日期 Date
公司出图专用章 Release Stamp		
注册执业专用章 Registration Stamp		
 上海新建建筑设计有限公司 SHANGHAI NEW CONSTRUCTION ARCHITECTURAL DESIGN CO., LTD 设计证书甲级编号：A131003387 CERTIFICATE NO.: A131003387 中国 上海市 普陀区中山北路3000号长城大厦38楼 38F International Corporate City, No.3000, North Zhongshan Road, Pu Tuo District, Shanghai P.R.China 邮政编码 (PC): 200063 总机 (TEL): 021-60718586 传真 (FAX): 021-64645485		
合作设计单位 Co-operated With		
审 定 Approved by	王文红	
项目负责人 Principal in charge	瞿雷	
审 核 Reviewed by	王文红	
专业负责人 Discipline responsible	周尊华	
校 对 Checked by	周尊华	
设 计 Designed by	杨振红	
绘 图 Drawn by	杨振红	
建设单位 Client 颍上县残疾人联合会		
项目名称 Project Name 颍上县残疾人康复中心项目设计		
单项名称 Sub-project 综合楼		
图纸名称 Drawing title 综合楼十五层水管平面图		
工程编号 Project No.	2016-1-56	专 业 Discipline 暖通
阶 段 Stage	施 工 图	图 号 Drawing No. NS-24-23
比 例 Scale	1:100	日 期 Date 2016.10
版 次 Version	2 版	本图须加盖出图章，否则一律无效 Invalid Unless Stamped