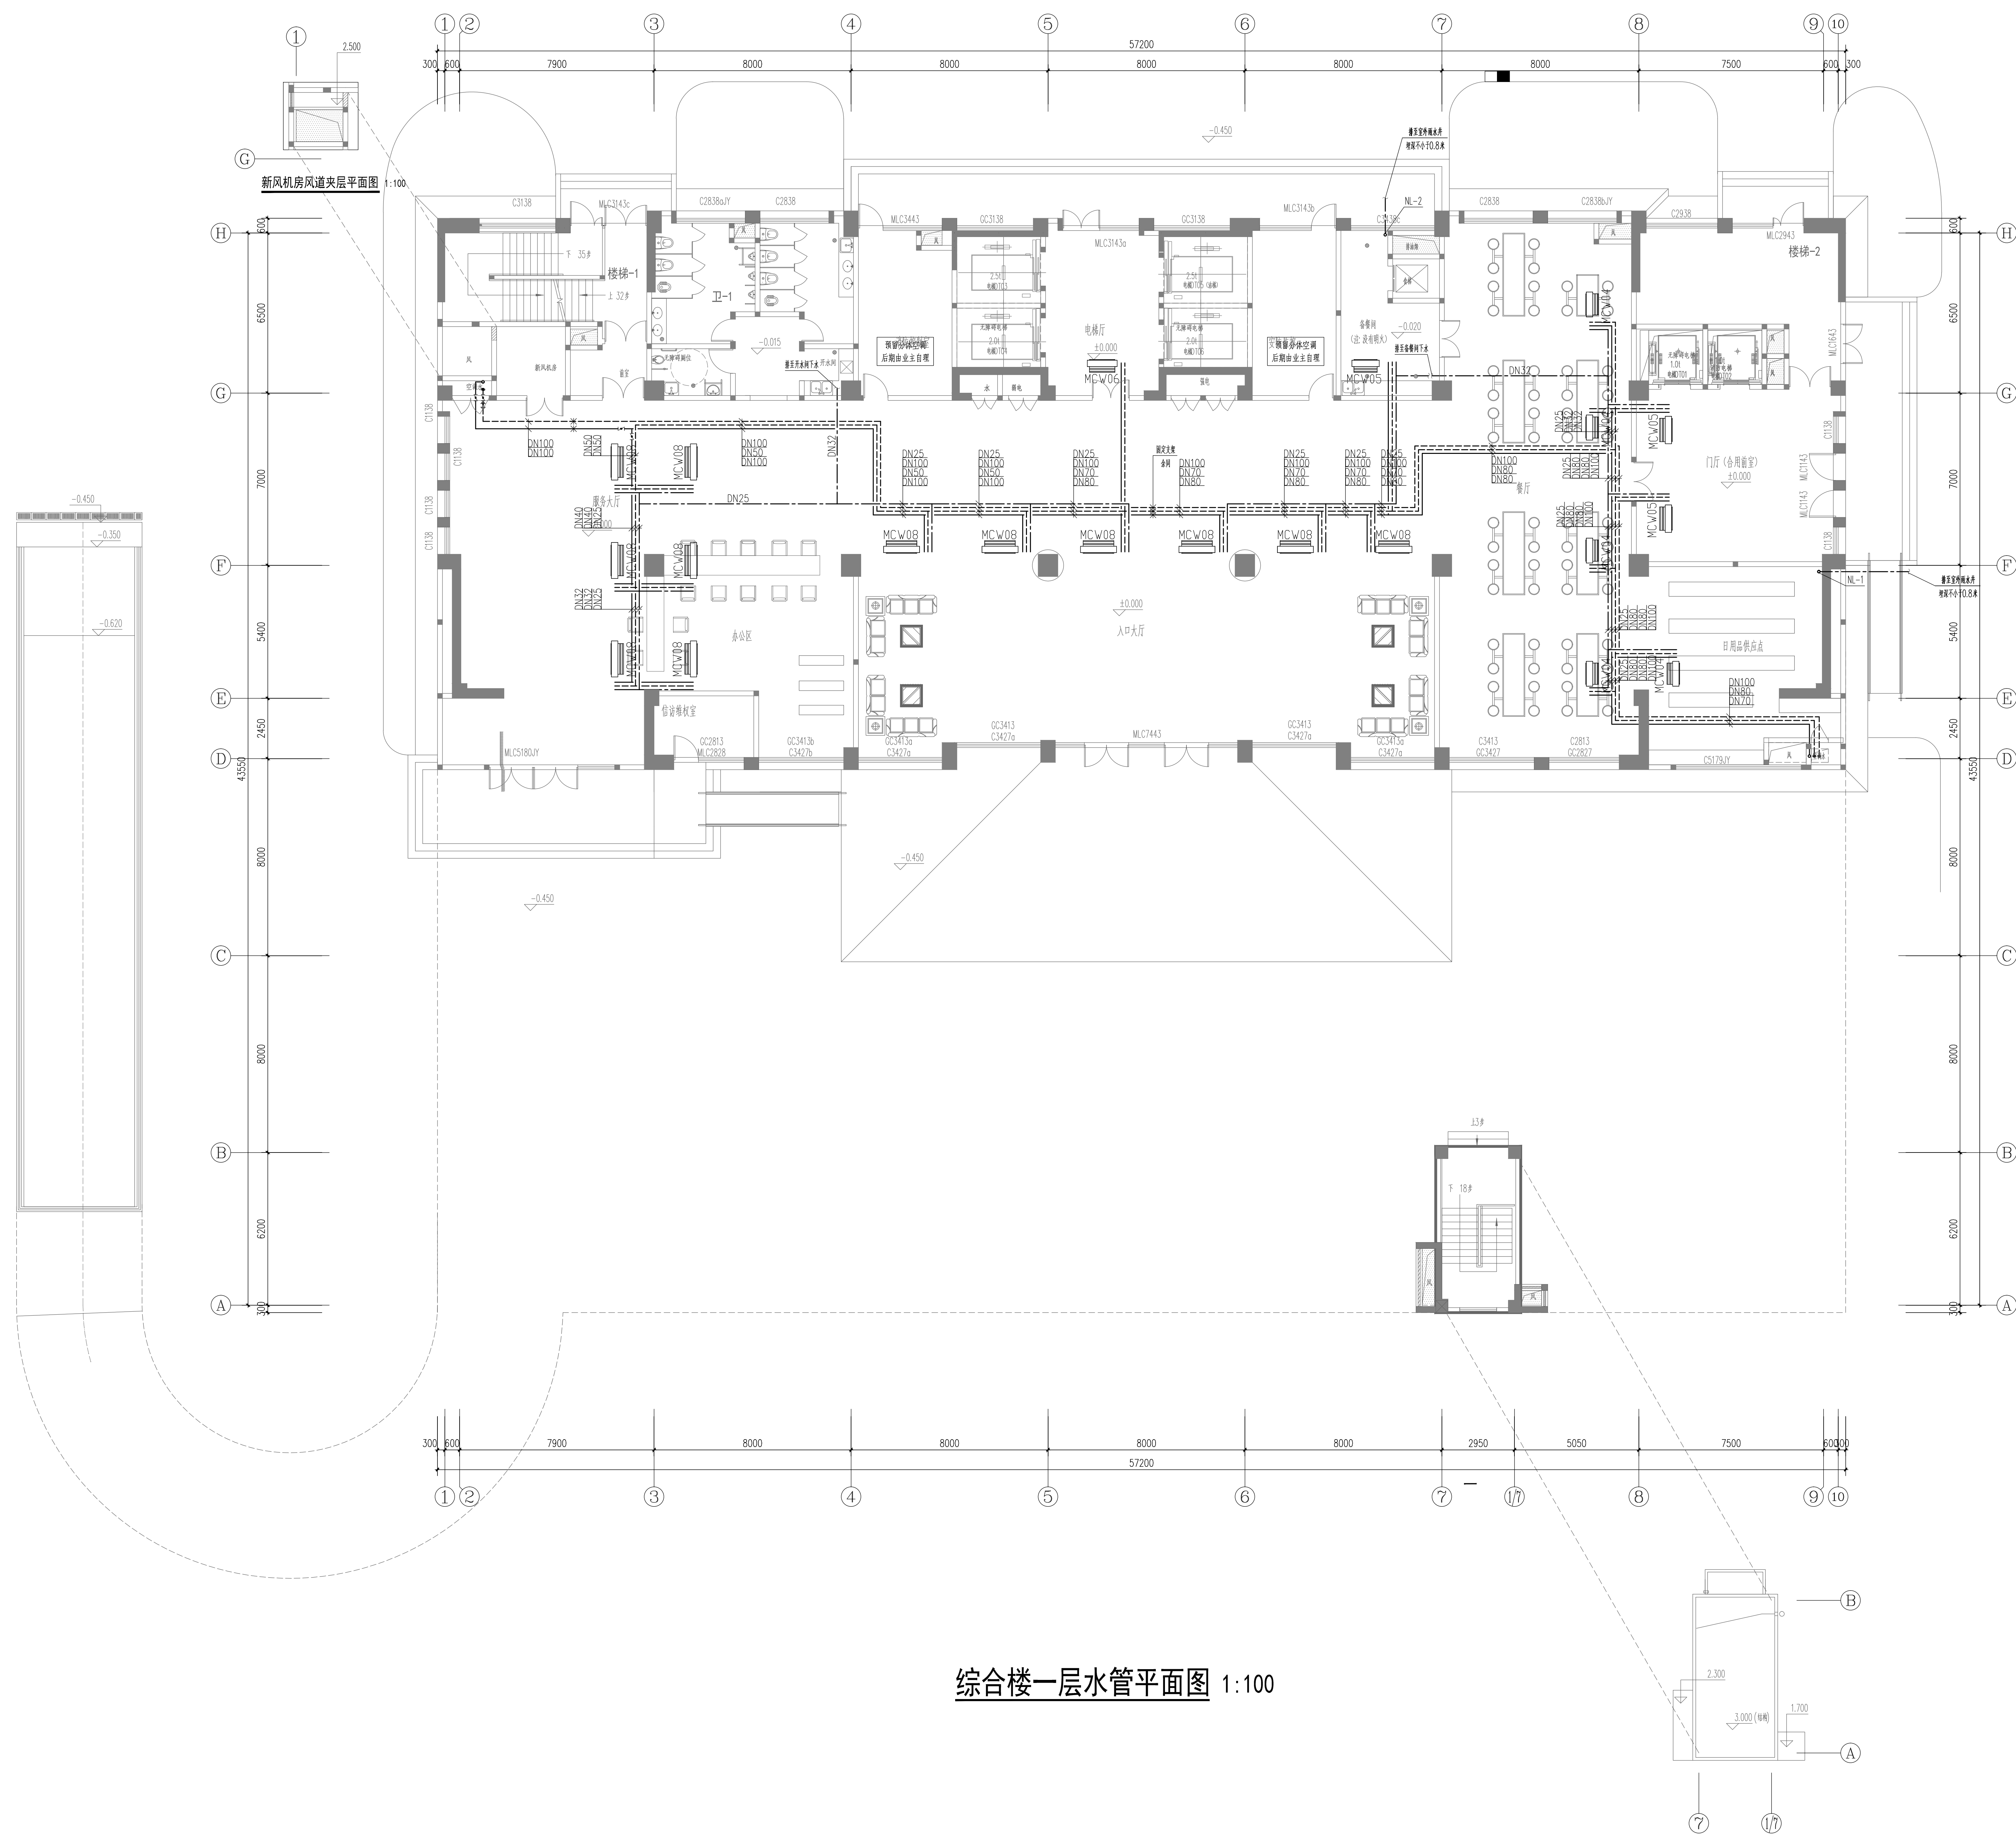



[illegible]

综合楼一层水管平面图 1:100

说明 Note					
修订 Revision					
序号 No.	记录 Description	日期 Date			
公司出图专用章 Release Stamp					
注册执业专用章 Registration Stamp					
 上海新建建筑设计有限公司 SHANGHAI NEW CONSTRUCTION ARCHITECTURAL DESIGN CO., LTD. 设计证书编号为：A17000387 OFFICE NO.: A17000387 中国·上海市·普陀区中山北路3300号长城大厦38楼 38F International Depository City, No.3300 North Zhongshan Road, Pu To District, Shanghai P.R.China 邮编/Zip Code: 200006 传真/FAX: 021-64454545 总机/Tel: 021-64578566 手机/Mobile: 021-64454545					
合作设计单位 Co-operated With					
审定 Approved by	王文红				
项目负责人 Project manager	瞿雷				
审核 Checked by	王文红				
专业负责人 Specialist	周春华				
校核 Check by	周春华				
设计 Designer	姚晓虹				
绘图 Drafter	姚晓虹				
建设单位 Client	颍上县残疾人联合会				
项目名称 Project Name	颍上县残疾人康复中心项目设计				
建筑名称 Sub-project	综合楼				
图纸名称 Drawing Title	综合楼—一层水管平面图				
工程号 Project No.	2016-1-56	李国兴 Li Guoxing	暖通 Heating		
阶段 Stage	施工图 Working	日期 Date	N5-24-17		
比例 Scale	1:100	日期 Date	2016.10		
版本 Version	2版	本图即盖章生效签署，否则一律无效			