


建築 Architecture	日期 Date	给排水 Heating, Supply & Sewerage	日期 Date	暖通 Heating & Ventilation	日期 Date	会 签 Confirmed by
	日期 Date	电气 Electric Engne Structure	日期 Date	动力 Power, Gas	日期 Date	

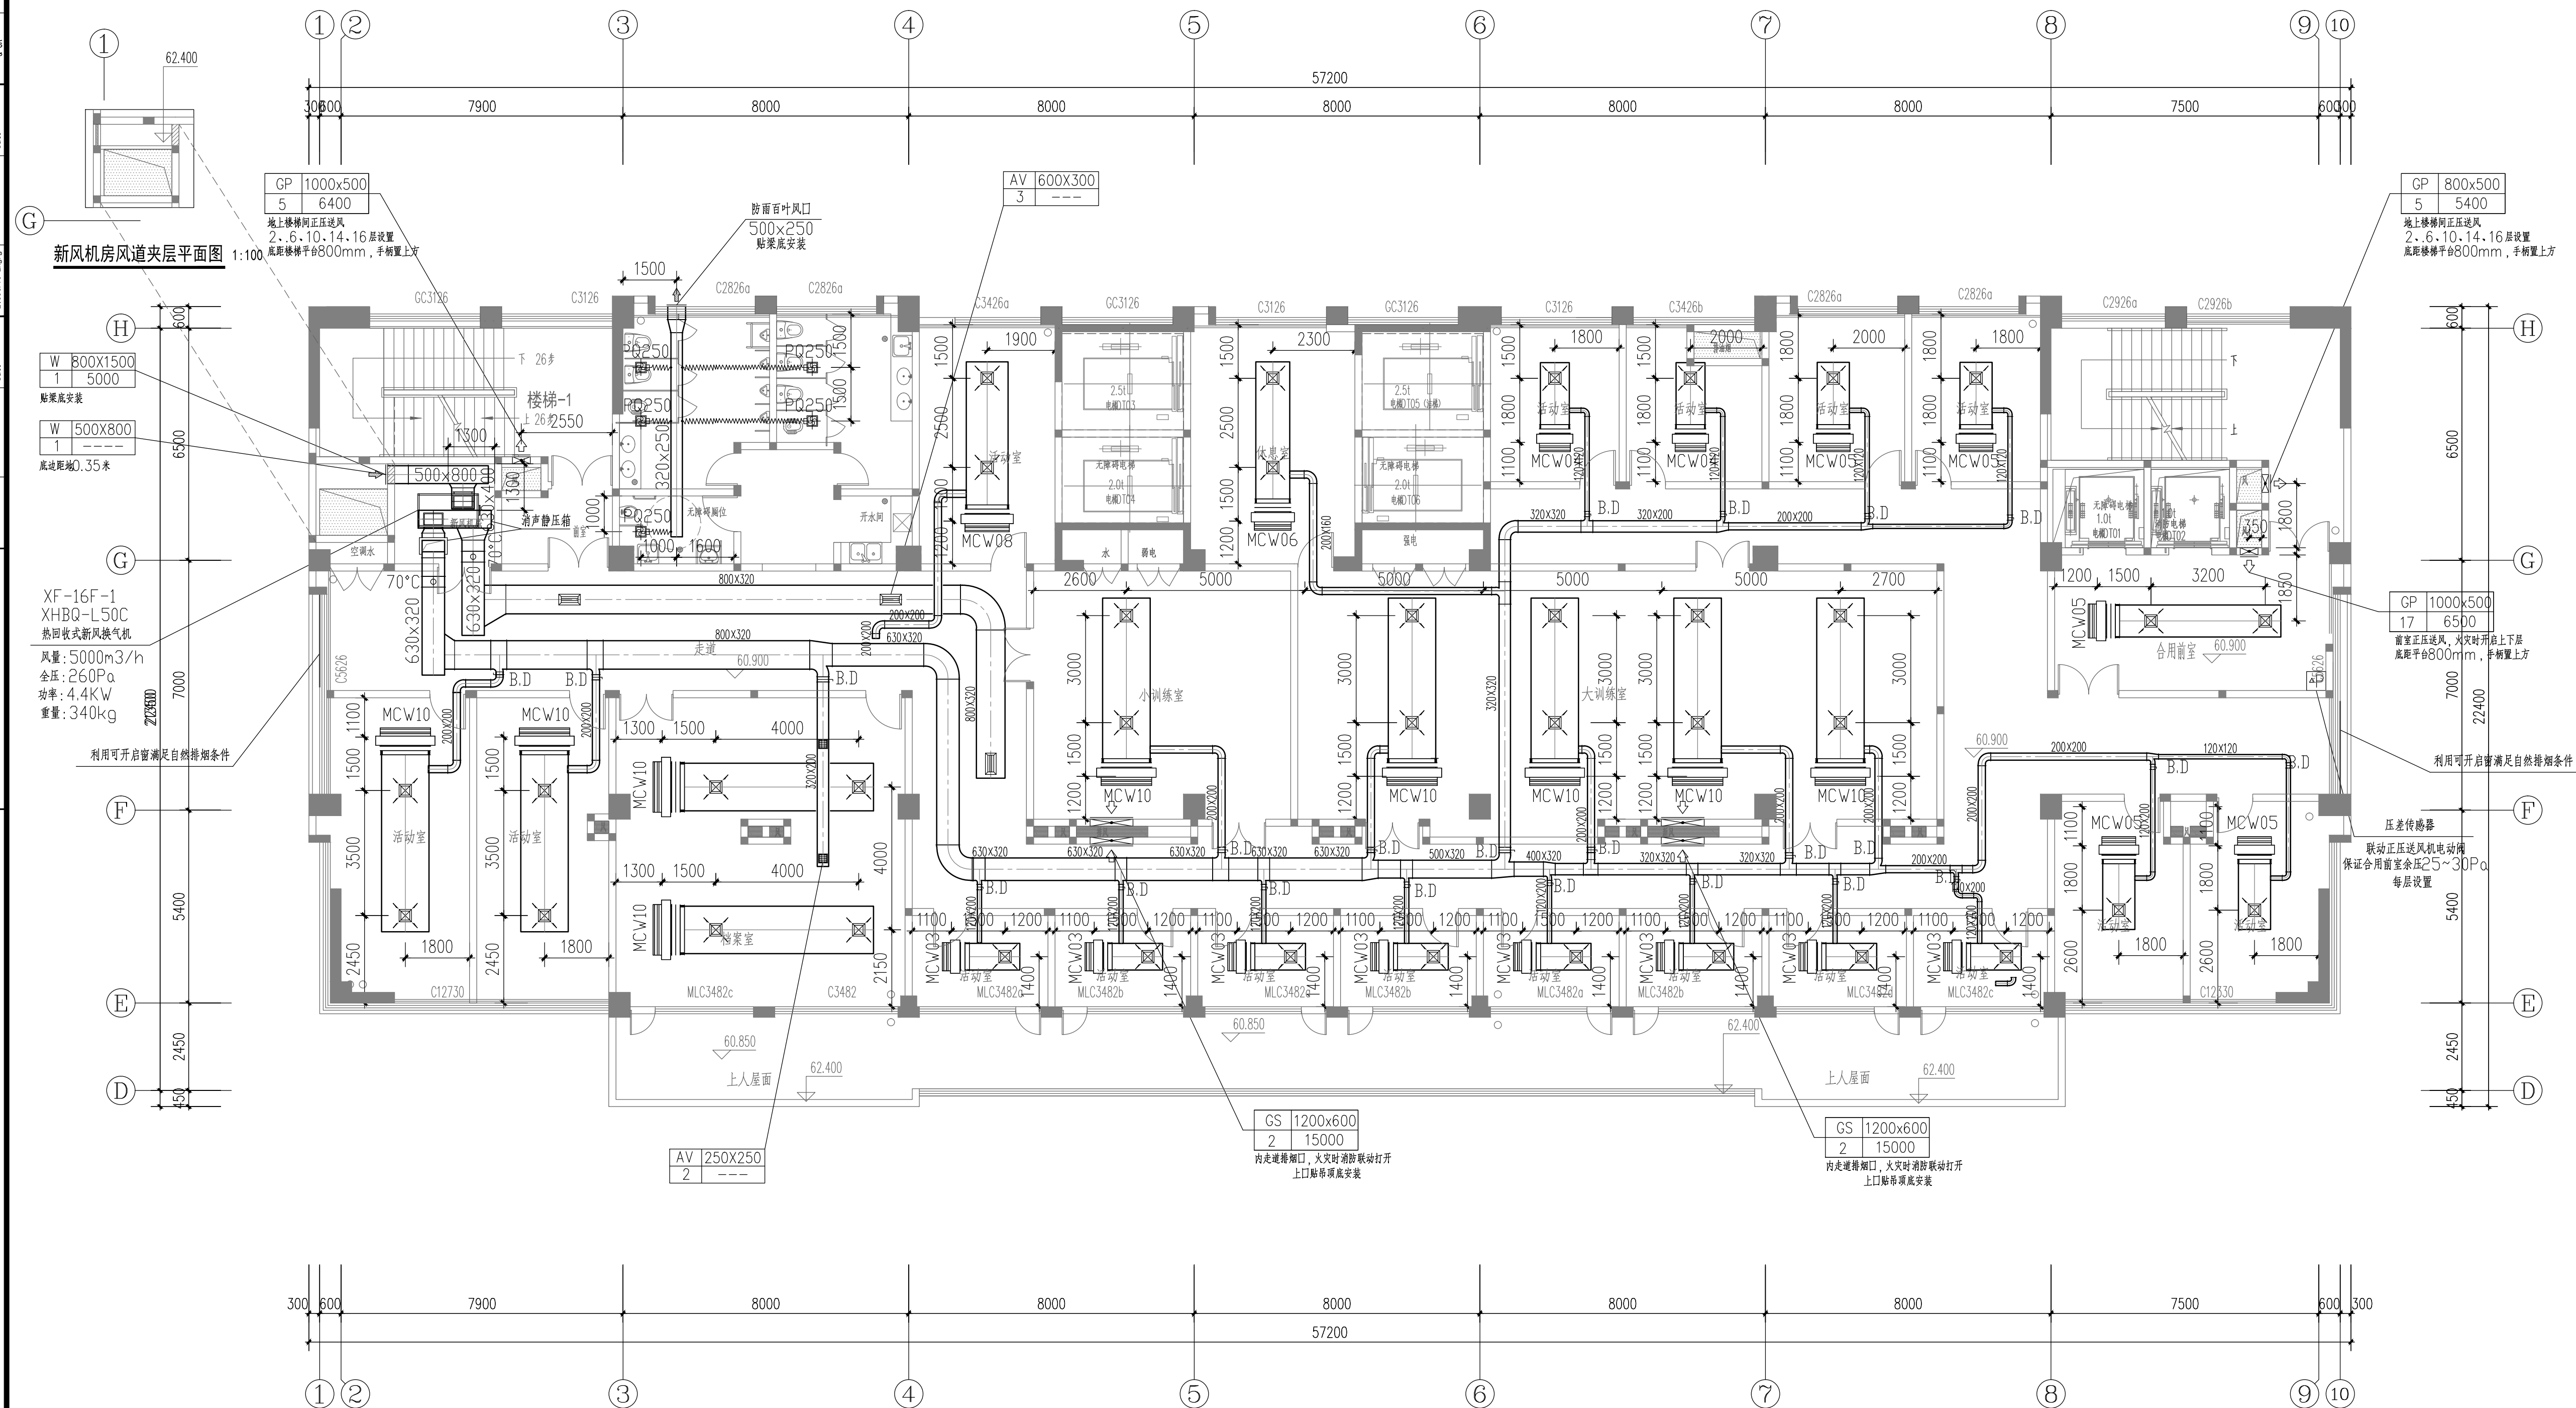

综合楼十六层风管平面图 1:100

说明 Note

修订 Revise

序号 NO.	记录 Description	日期 Date

公司出图专用章 Release Stamp

注册执业专用章 Registration Stamp

上海新建设建筑设计有限公司

SHANGHAI NEW CONSTRUCTION ARCHITECTURAL DESIGN CO., LTD

设计证书甲级编号：A131003387

CERTIFICATE NO.：A131003387

中国 上海市 普陀区中山北路3000号长城大厦38楼

38F International Corporate City, No.3000, North Zhongshan Road, Pu Tuo District, Shanghai P.R.China

邮政编码 (PC)：200063

总机 (TEL)：021-60718586 传真 (FAX)：021-64645485

合作设计单位 Co-operated With

审 定 Approved by	王文红		
项目负责人 Principal in charge	瞿雷		
审 核 Reviewed by	王文红		
专业负责人 Discipline Responsible	周尊华		
校 对 Checked by	周尊华		
设 计 Designed by	杨楣红		
绘 图 Drawn by	杨楣红		
建 设 单 位 Client	颀上县残疾人联合会		
项 目 名 称 Project Name	颀上县残疾人康复中心项目设计		
单 项 名 称 Sub-project	综合楼		
图 纸 名 称 Drawing Title	综合楼十六层风管平面图		
工程编号 Project No.	2016-1-56	专 业 Discipline	暖通
阶 段 Stage	施 工 图	图 号 Drawing No.	NS-24-14
比 例 Scale	1:100	日 期 Date	2016. 10
版 次 Version	2 版	本图须加盖出图章，否则一律无效 Invalid Unless Stamped	