


建 筑 结 构	日 期	给 排 水 Water Supply & Sewerage	日 期	暖 通 Heating & Ventilation	日 期	会 签 Confirmed by
Structure	Date	电 气 Electric	Date	动 力 Power	Date	

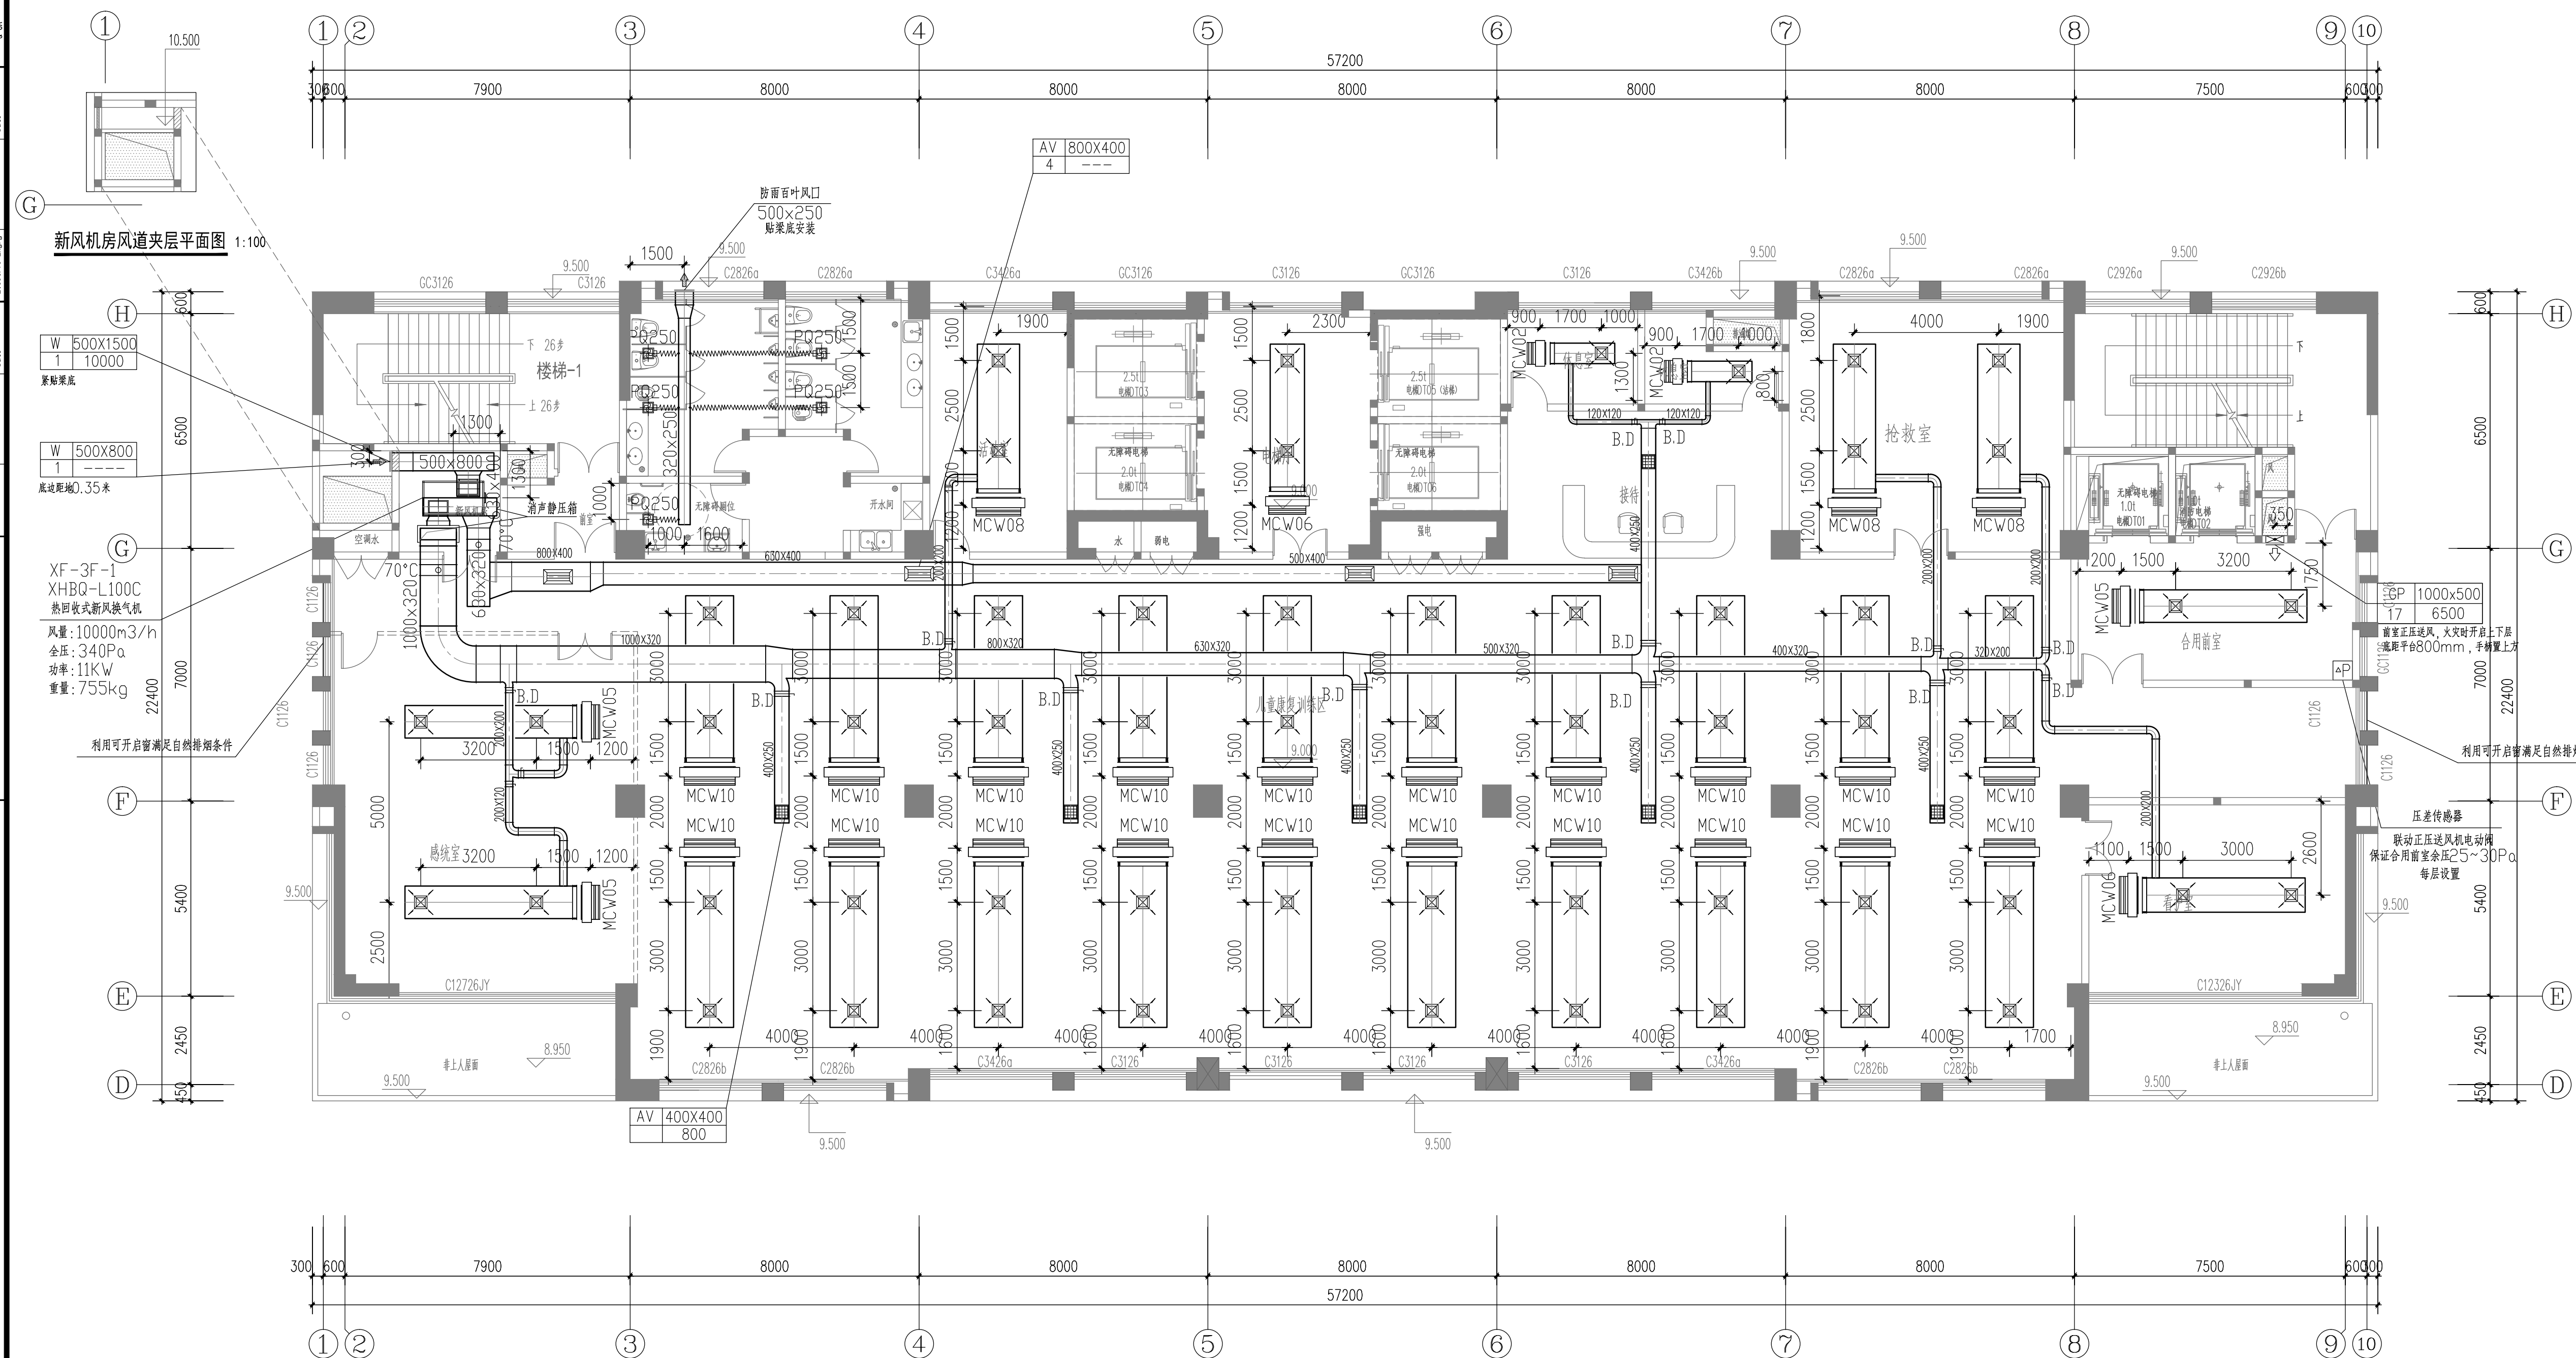

综合楼三层风管平面图 1:100

说明 Note			
修 订 Revise			
序号 NO.	记录 Description	日期 Date	
公司出图专用章 Release Stamp			
注册执业专用章 Registration Stamp			
 上海新建建筑设计有限公司			
SHANGHAI NEW CONSTRUCTION ARCHITECTURAL DESIGN CO., LTD			
设计证书甲级编号：A131003387			
CERTIFICATE NO.: A131003387			
中国 上海市 普陀区中山北路3000号长城大厦38楼			
38F International Corporate City, No.3000, North Zhongshan Road,			
Pu Tuo District, Shanghai P.R.China			
邮政编码 (PC) : 200063			
总机 (TEL) : 021-60718586 传真 (FAX) : 021-64645485			
合作设计单位 Co-operated With			
审 定 Approved by	王文红		
项目负责人 Principal in charge	瞿雷		
审 核 Reviewed by	王文红		
专业负责人 Discipline Responsible	周尊华		
校 对 Checked by	周尊华		
设 计 Designed by	杨振红		
绘 图 Drawn by	杨振红		
建 设 单 位 Client	颀上县残疾人联合会		
项 目 名 称 Project Name	颀上县残疾人康复中心项目设计		
单 项 名 称 Sub-project	综合楼		
图 纸 名 称 Drawing Title	综合楼三层风管平面图		
工程编号 Project No.	2016-1-56	专 业 Discipline	暖通
阶 段 Stage	施 工 图	图 样 编 号 Drawing No.	NS-24-09
比 例 Scale	1:100	日 期 Date	2016.10
版 次 Version	2 版	本图须加盖出图章等，否则一律无效 Invalid Unless Stamped	