


建築 Architecture	日期 Date	給排水 Water Supply & Sewerage	日期 Date	暖通 Heating & Ventilation	日期 Date	會 審 Confirmed by
結構 Structure	日期 Date	電 氣 Electric Enere	日期 Date	動 力 Power/Gas	日期 Date	

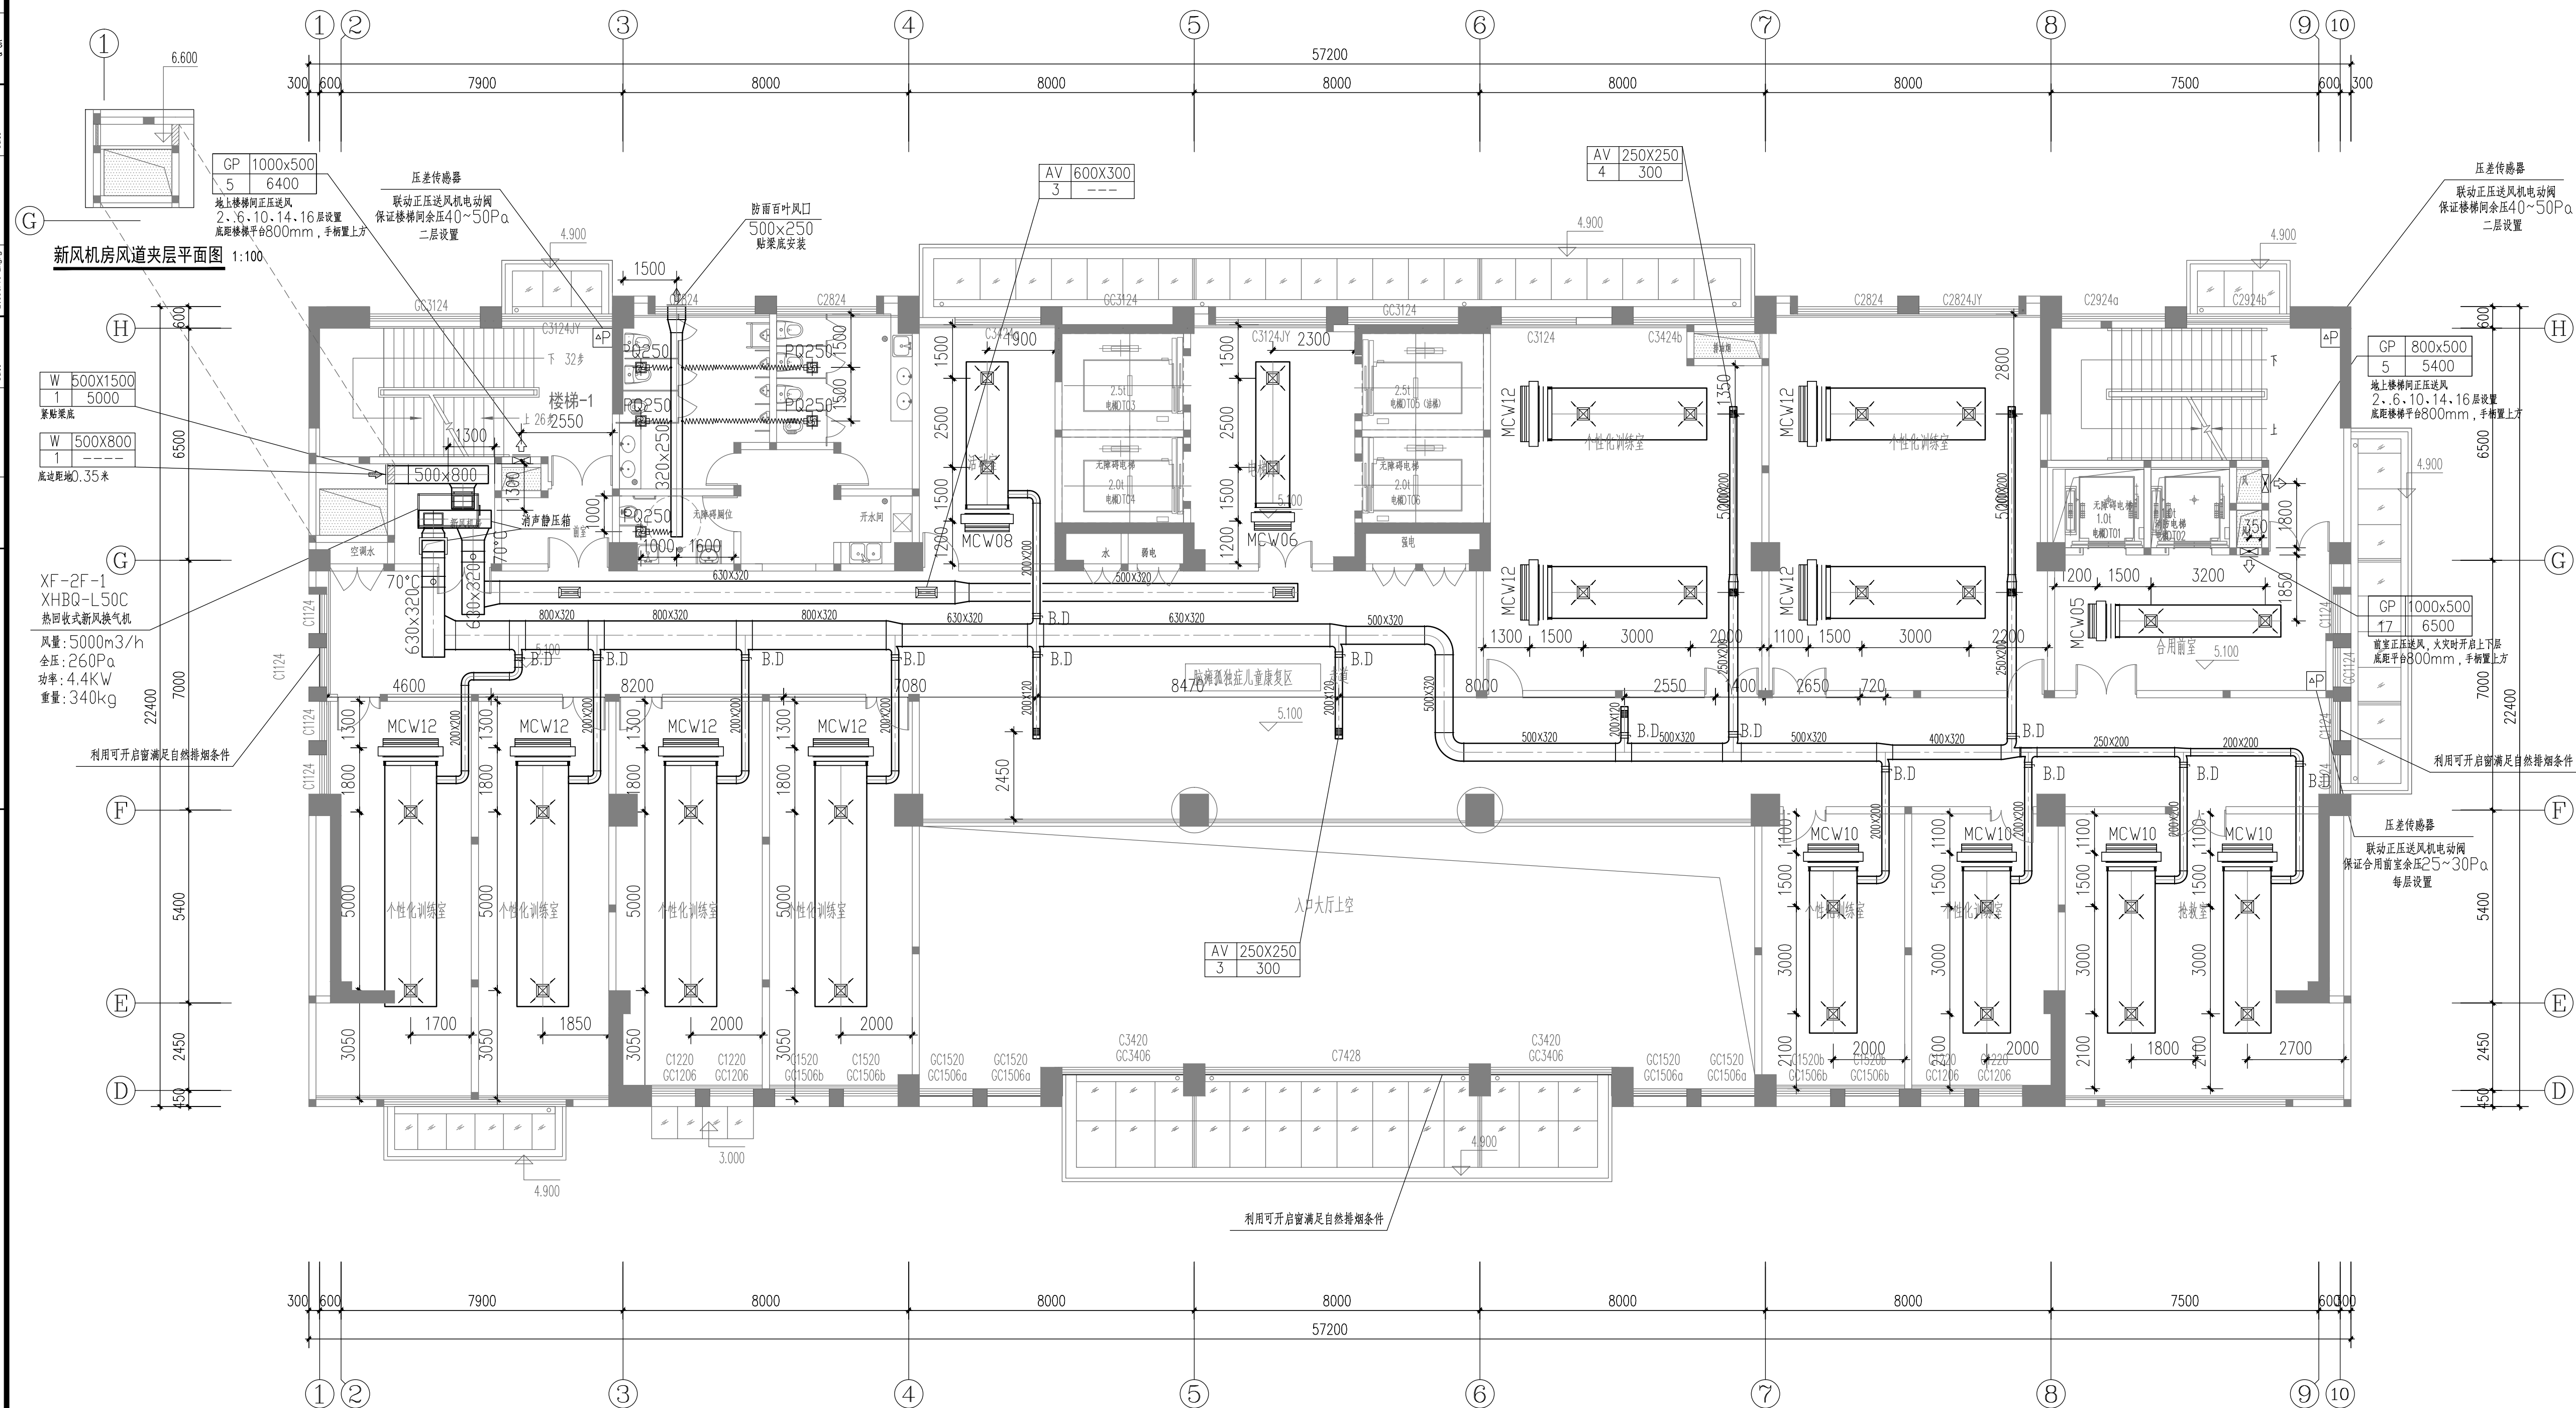

综合楼二层风管平面图 1:100

说 明 Note		
修订 Revise		
序号 NO.	记录 Description	日期 Date
<div style="text-align: center;">公司出图专用章 Release Stamp</div>		
<div style="text-align: center;">注册执业专用章 Registration Stamp</div>		
<b>上海新建建筑设计有限公司</b> SHANGHAI NEW CONSTRUCTION ARCHITECTURAL DESIGN CO., LTD.  设计证书甲级编号：A131003387 CERTIFICATE NO.: A131003387 中国 上海市 普陀区中山北路3000号长城大厦38楼 38F International Corporate City, No.3000, North Zhongshan Road, Pu Tuo District, Shanghai P.R.China 邮政编码 (PC) : 200063 总机 (TEL) : 021-60718586      传真 (FAX) : 021-64645485		
合作设计单位 Co-operated With		
审 定 Approved by	王文红	
项目负责人 Principal in charge	瞿雷	
审 核 Reviewed by	王文红	
专业负责人 Discipline Responsible	周尊华	
校 对 Checked by	周尊华	
设 计 Designed by	杨楣红	
绘 图 Drawn by	杨楣红	
建设单位 Client	颀上县残疾人联合会	
项目名称 Project Name	颀上县残疾人康复中心项目设计	
单项名称 Sub-project	综合楼	
图纸名称 Drawing Title	综合楼二层风管平面图	
工程编号 Project No.	2016-1-56	专 业 Discipline
阶 段 Stage	施 工 图	暖通
比 例 Scale	1:100	制 图 号 Drawing No.
版 次 Version	2 版	日 期 Date
		NS-24-08
		2016.10
本图须加盖出图签章，否则一律无效 Invalid Unless Stamped		