


建 筑 Architecture	日期 Date	给排水 Plumbing & Sanitary	日期 Date	暖通 Heating & Ventilation	日期 Date	会 签 Confirmed by
结 构 Structure	日期 Date	电 气 Electric Engne	日期 Date	动 力 Power Gas & Oil	日期 Date	

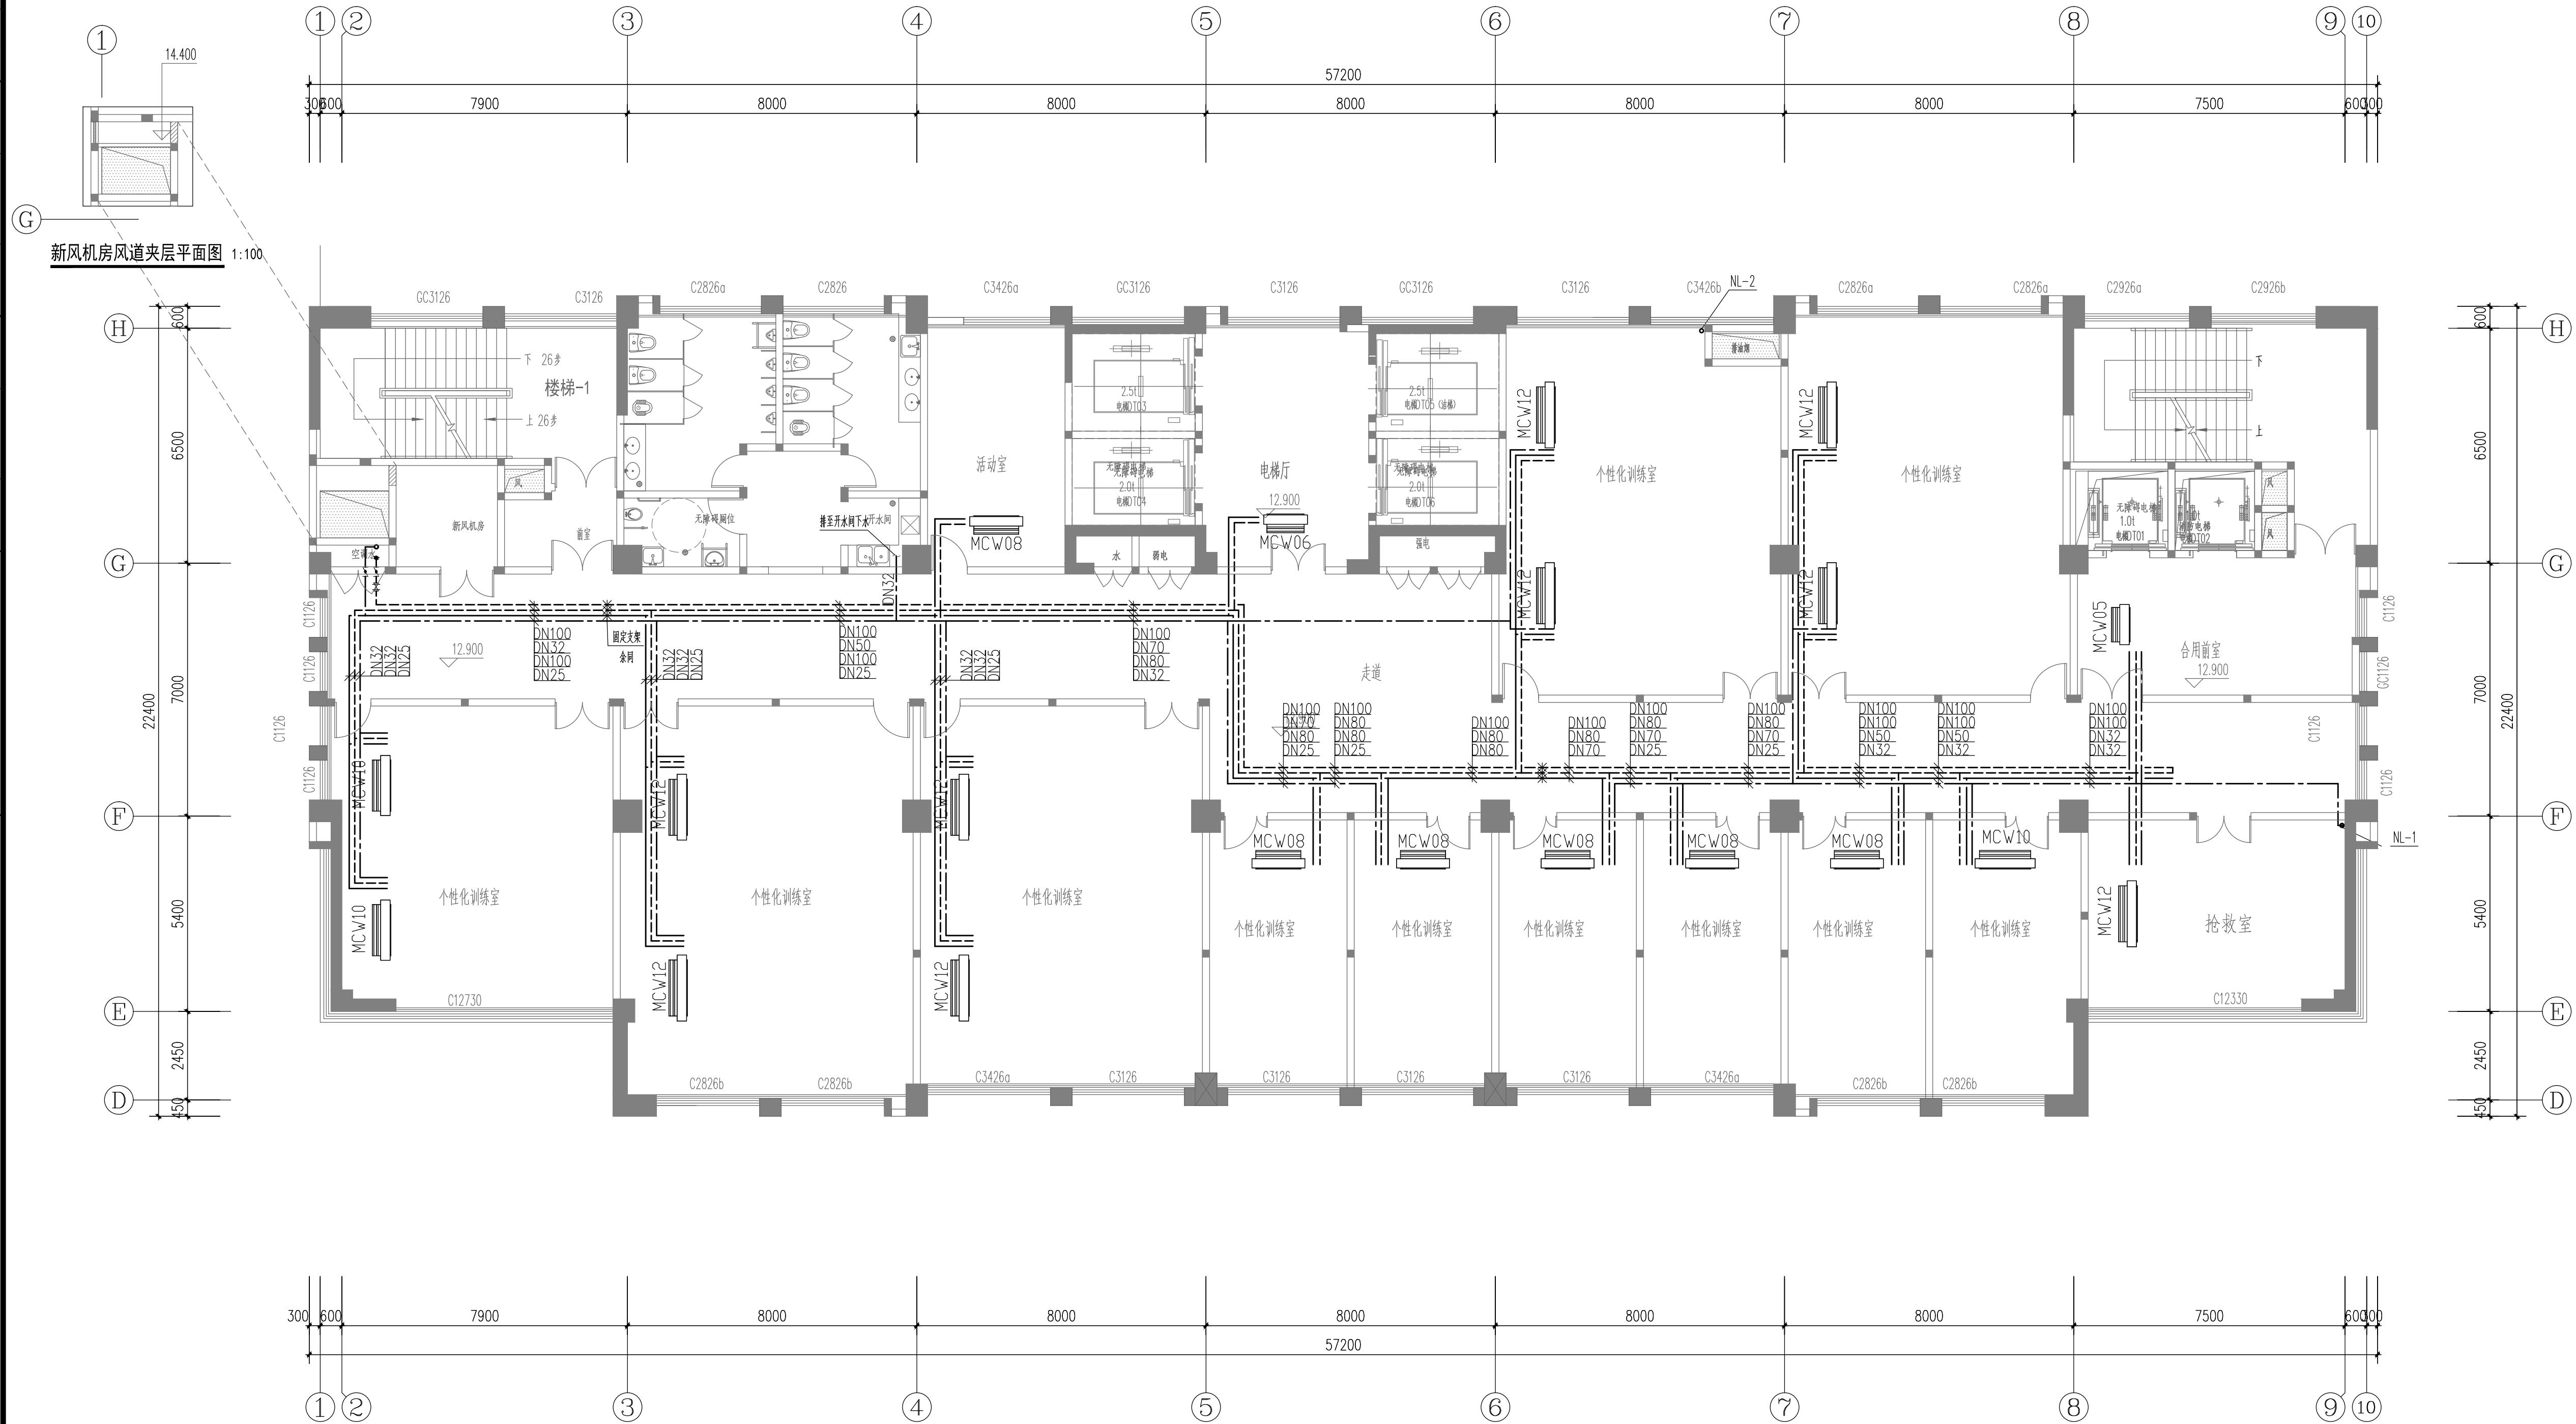

综合楼四层水管平面图 1:100

说明 Note

修订 Revise

序号 NO.	记录 Description	日期 Date

公司出图专用章 Release Stamp

注册执业专用章 Registration Stamp

上海新建设建筑设计有限公司

SHANGHAI NEW CONSTRUCTION ARCHITECTURAL DESIGN CO., LTD

设计证书甲级编号：A131003387

CERTIFICATE NO.: A131003387

中国 上海市 普陀区中山北路3000号长城大厦38楼

38F International Corporate City, No.3000 North Zhongshan Road, Pu Tuo District, Shanghai P.R.China

邮政编码 (PO) : 200063

总机 (TEL) : 021-60718586 传真 (FAX) : 021-64645485

合作设计单位 Co-operated With

审 定 Approved by	王文红	<div>王文红</div>
项目负责人 Principal in charge	霍雷	
审 核 Reviewed by	王文红	<div>王文红</div>
专业负责人 Discipline responsible	周尊华	
校 对 Checked by	周尊华	<div>周尊华</div>
设 计 Designed by	杨雁红	
绘 图 Drawn by	杨雁红	<div>杨雁红</div>
建 设 单 位 Project Name	颍上县残疾人联合会	
项 目 名 称 Project Name	颍上县残疾人康复中心项目设计	
单 项 名 称 Sub-project	综合楼	
图 纸 名 称 Drawing title	综合楼四层水管平面图	
工 程 编 号 Project No.	2016-1-56	专 业 Discipline
阶 段 Stage	施 工 图	图 号 Drawing No.
比 例 Scale	1:100	日 期 Date
版 次 Version	2 版	2016.10
	本图须加盖出图签章，否则一律无效 Invalid Unless Stamped	