


建筑 Architecture	日期 Date	给排水 Water Supply & Sewerage	日期 Date	暖通 Heating & Ventilation	日期 Date	会 签 Confirmed by
结构 Structure	日期 Date	电气 Electric Enere	日期 Date	动力 Power	日期 Date	

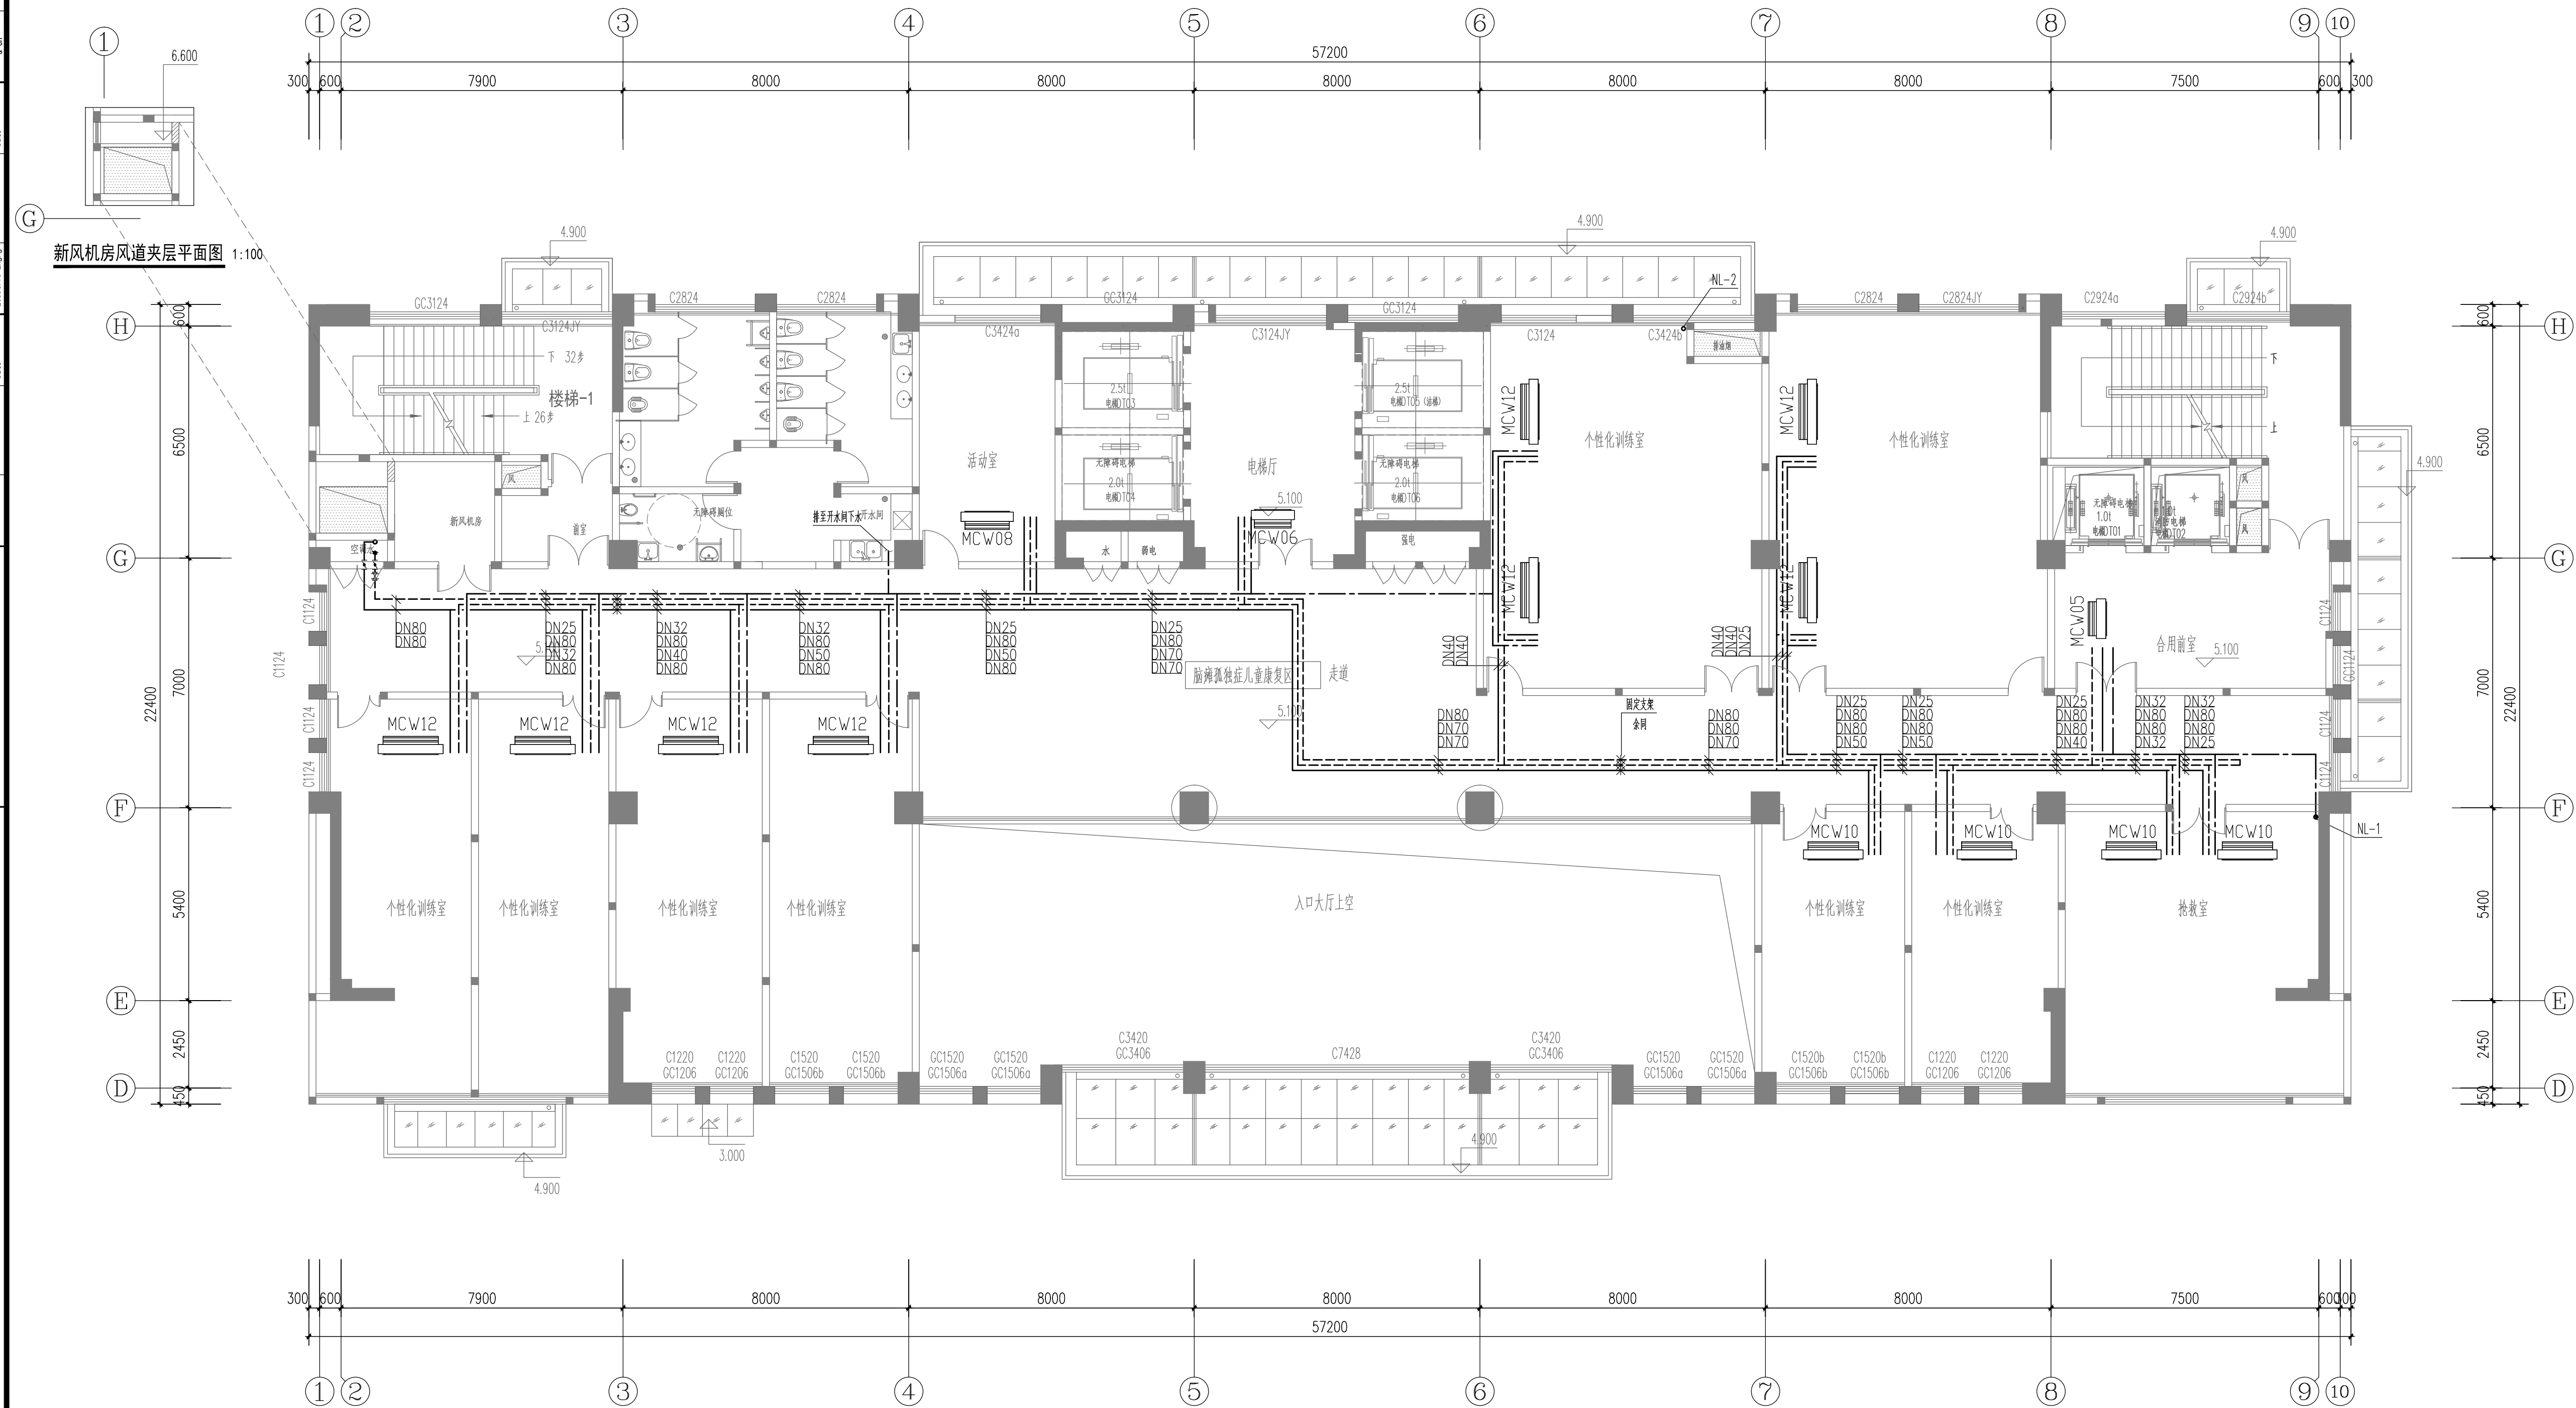

综合楼二层水管平面图 1:100

说明 Note		
修 订 Revise		
序号 NO.	记录 Description	日期 Date
公司出图专用章 Release Stamp		
注册执业专用章 Registration Stamp		
 上海新建建筑设计有限公司		
SHANGHAI NEW CONSTRUCTION ARCHITECTURAL DESIGN CO., LTD		
设计证书甲级编号：A131003387		
CERTIFICATE NO.: A131003387		
中国 上海市 普陀区中山北路3000号长城大厦38楼		
38F International Corporate City, No.3000, North Zhongshan Road, Pu Tuo District, Shanghai P.R.China		
邮政编码 (PO) : 200063		
总机 (TEL) : 021-66718586    传真 (FAX) : 021-64645485		
合作设计单位 Co-operated With		
审 定 Approved by	王文红	
项目负责人 Principal in charge	瞿雷	
审 核 Reviewed by	王文红	
专业负责人 Discipline Responsible	周尊华	
校 对 Checked by	周尊华	
设 计 Designed by	杨振红	
绘 图 Drawn by	杨振红	
建设单位 Client	额上县残疾人联合会	
项目名称 Project Name	额上县残疾人康复中心项目设计	
单项名称 Sub-project	综合楼	
图纸名称 Drawing Title	综合楼二层水管平面图	
工程编号 Project No.	2016-1-56	专 业 Discipline
阶 段 Stage	施 工 图	卫 生 Drawing No.
比 例 Scale	1:100	日 期 Date
版 次 Version	2 版	2016.10
本图须加盖出图印章，否则一律无效 Invalid Unless Stamped		