


建築名	竣工年月日	構造	給排水設備	暖房・換気設備	電気設備
建築名	竣工年月日	結構	Water Supply & Sewage	Heating & Ventilation	Electric Power Gas & Oil
会堂	年月日	日期	日期	日期	日期
Confirmed by					

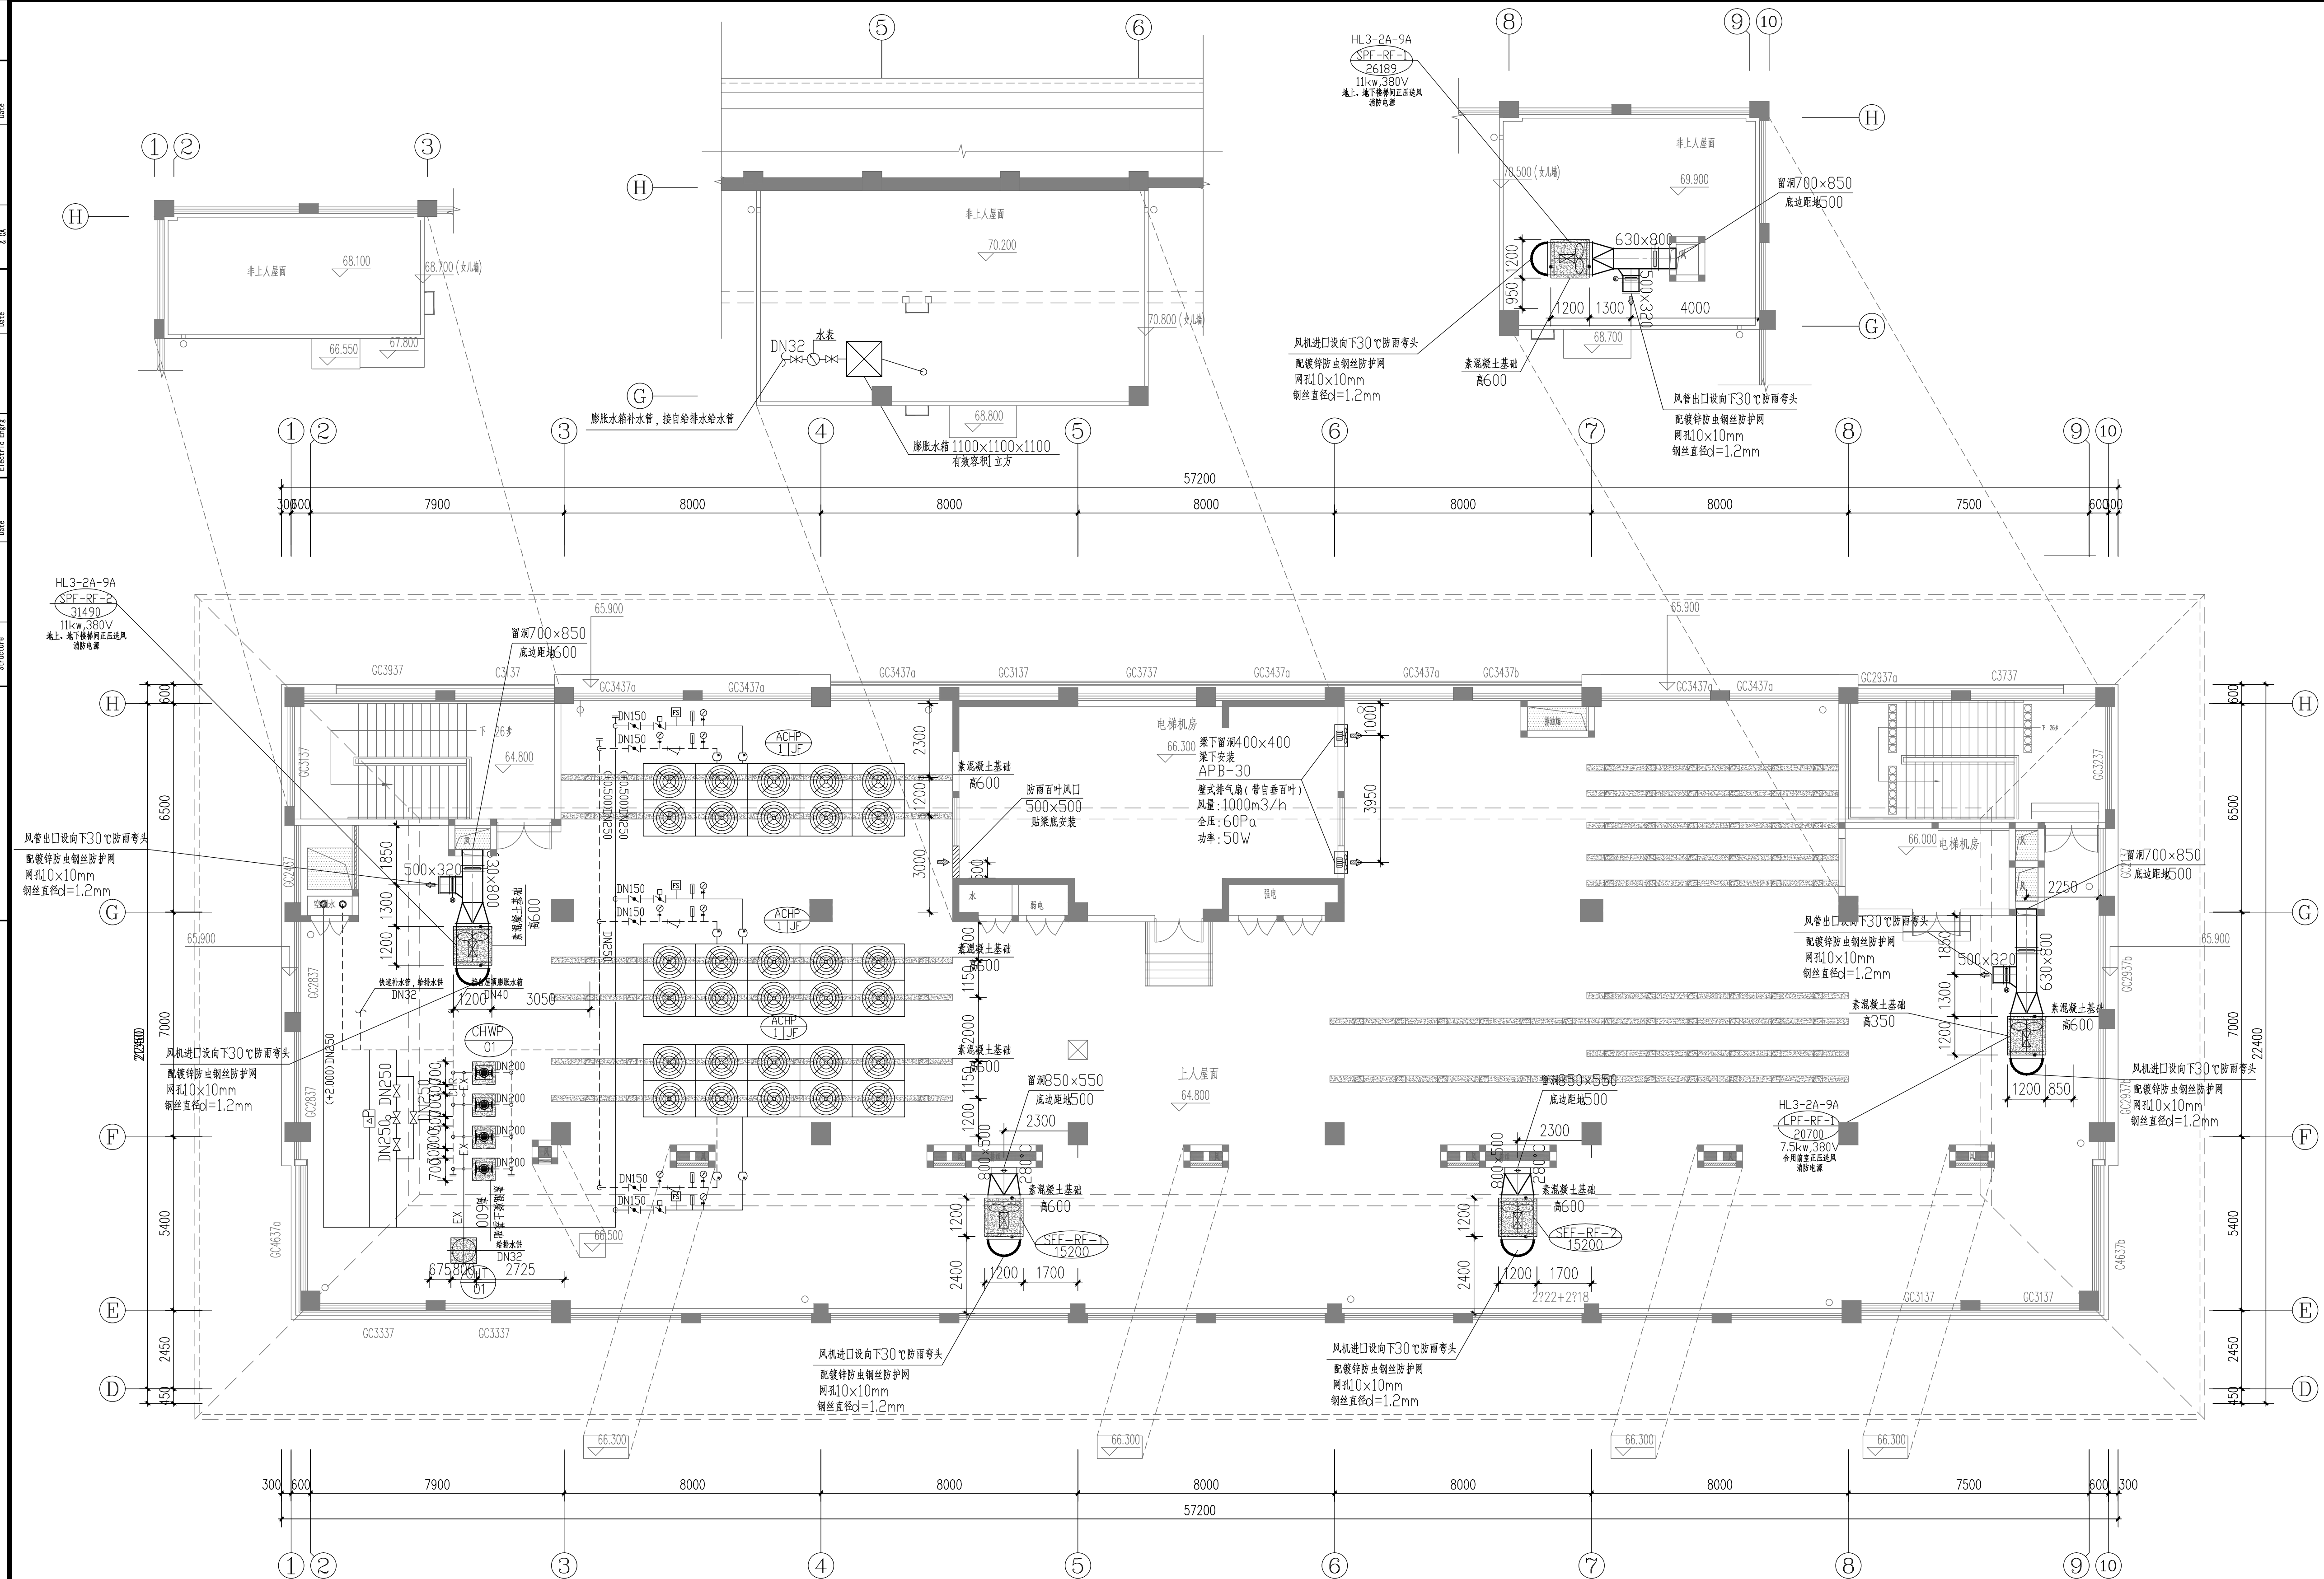

综合楼屋面层设备平面图 1:100

说明 Note			
修 订 Revise			
序号 No.	记录 Description	日期 Date	
公司出图专用章 Release Stamp			
注册执业专用章 Registration Stamp			
 上海新建建筑设计有限公司			
SHANGHAI NEW CONSTRUCTION ARCHITECTURAL DESIGN CO., LTD			
设计证书编号: A131003387			
CERTIFICATE NO.: A131003387			
中国 上海市 普陀区中山北路3000号长城大厦38楼			
38F International Corporate City, No.3000, North Zhongshan Road, Pu Tuo District, Shanghai P.R.China			
邮政编码 (PC): 200063			
总机 (TEL): 021-60718586 传真 (FAX): 021-64645485			
合作设计单位 Co-operated With			
审 定 Approved by	王文红		
项目负责人 Principal in charge	瞿雷		
审 核 Reviewed by	王文红		
专业负责人 Discipline Responsible	周尊华		
校 对 Checked by	周尊华		
设 计 Designed by	杨振红		
绘 图 Drawn by	杨振红		
建 设 单 位 Client:	颍上县残疾人联合会		
项 目 名 称 Project Name	颍上县残疾人康复中心项目设计		
单 项 名 称 Sub-project	综合楼		
图 纸 名 称 Drawing Title	综合楼屋面层设备平面图		
工 程 编 号 Project No.	2016-1-56	专 业 Discipline	暖 通
除 阶段 Stage	施 工 图	图 号 Drawing No.	NS-24-15
比 例 Scale	1:100	日 期 Date	2016.10
版 次 Version	2 版	本图须加盖出图签章, 否则一律无效 Invalid Unless Stamped	