


建筑 Architecture	日期 Date	给排水 Water Supply & Sewerage	日期 Date	暖通 Heating & Ventilation & Air Conditioning	日期 Date	会 签 Confirmed by
结构 Structure	日期 Date	电气 Electric Enere	日期 Date	动力 Power Gas	日期 Date	

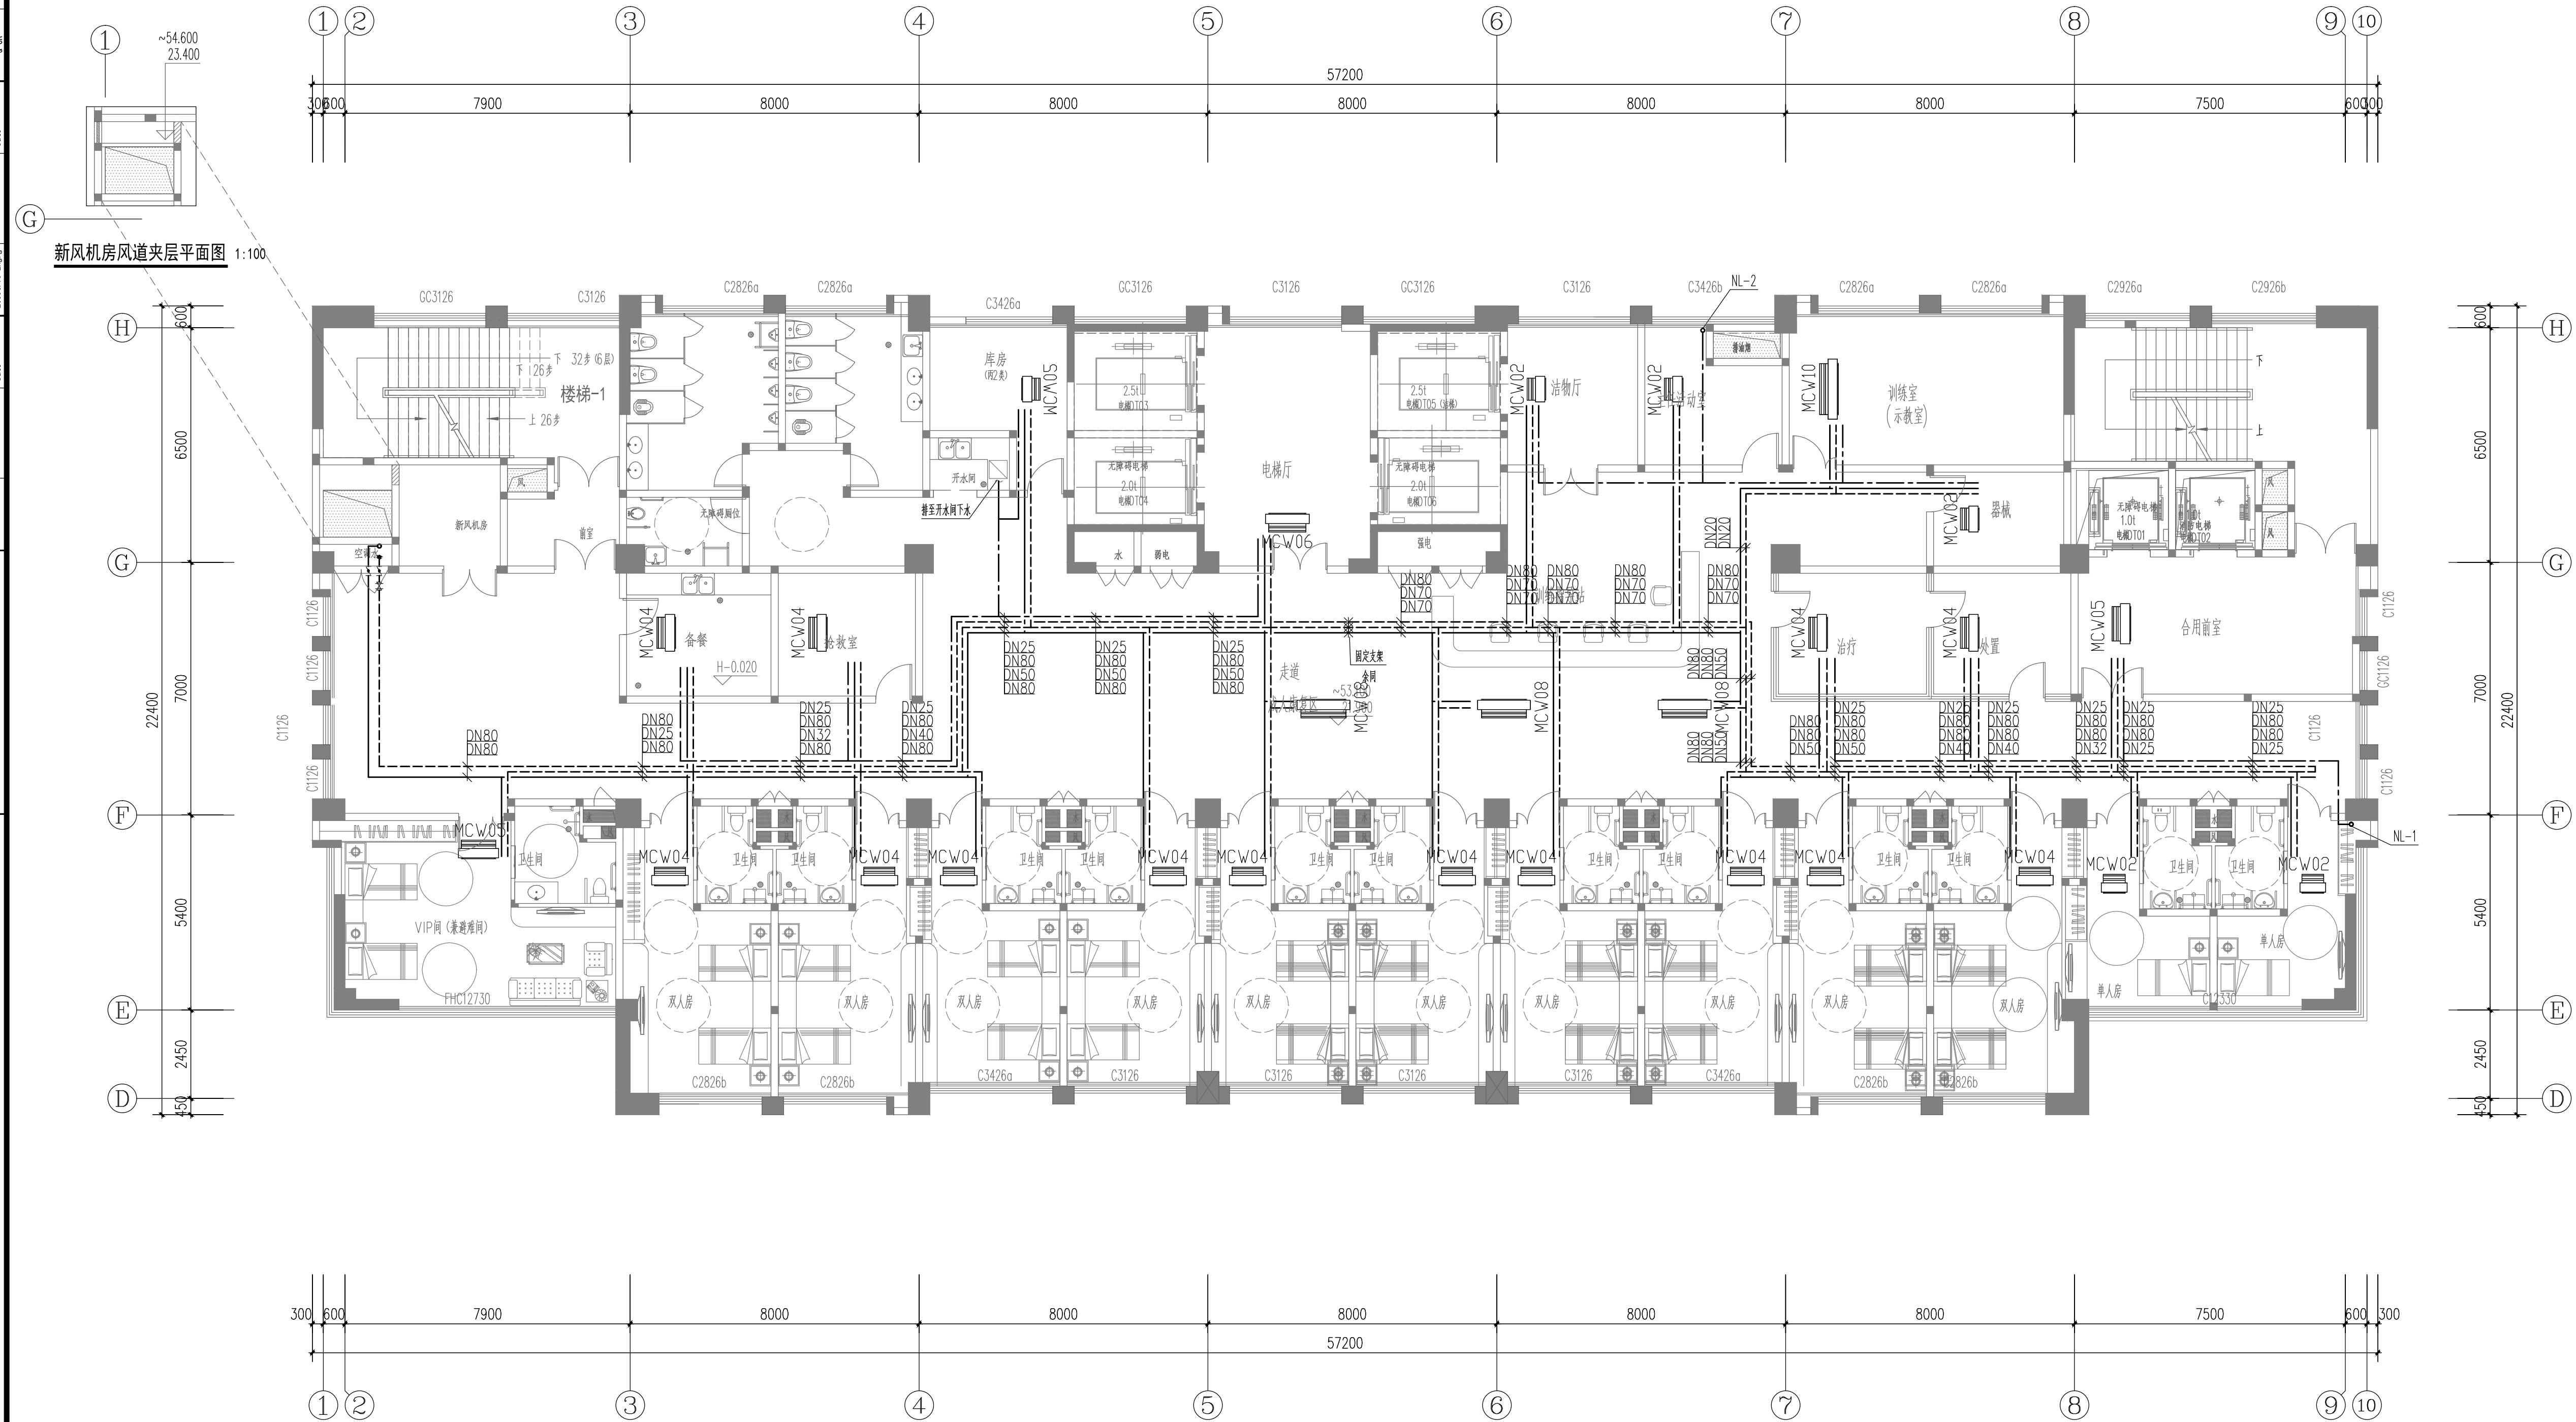

综合楼六~十四层水管平面图 1:100

说明

Note

修订

Revise

序号

NO.

记录

Description

日期

Date

公司出图专用章

Release Stamp

注册执业专用章

Registration Stamp

上海新建建筑设计有限公司

SHANGHAI NEW CONSTRUCTION ARCHITECTURAL DESIGN CO.,LTD

设计证书等级编号：A131003387

CERTIFICATE NO.：A131003387

中国 上海市 普陀区中山北路3000号长城大厦38楼

38F International Corporate City, No.3000, North Zhongshan Road, Pu Tuo District, Shanghai P.R.China

邮政编码 (PC)：200063

总机 (TEL)：021-60718586 传真 (FAX)：021-64645485

合作设计单位

Co-operated With

审定

Approved by

王文红

项目负责人

Principal in charge

瞿雷

审核

Reviewed by

王文红

专业负责人

Disipline Responsible

周尊华

校对

Checked by

周尊华

设计

Designed by

杨振红

绘图

Drawn by

杨振红

建设单位

Client

颍上县残疾人联合会

项目名称

Project Name

颍上县残疾人康复中心项目设计

单项名称

Sub-project

综合楼

图纸名称

Drawing Title

综合楼六、十四层水管平面图

工程编号

Project No.

2016-1-56

专业

Discipline

暖通

阶段

Stage

施工图

图号

Drawing No.

NS-24-22

比例

Scale

1:100

日期

Date

2016.10

版本

Version

2 版

本图须加盖出图签章，否则一律无效

Invalid Unless Stamped